



安徽新时代
建筑设计有限公司

ANHUI NEW TIMES
ARCHITECTURAL DESIGN CO.,LTD.

工程设计资质等级：甲级
工程设计证书编号：A134001942

注册建筑师
QUALIFICATION

注册建筑师
QUALIFICATION

注意事项

初步设计比例图。一切应依据
内数字标注为准。使用此图时，应
同时参建建规及建施图。如有
知发现有任何矛盾之处，应立即
知建筑师和设计师。此图仅供
安徽新时代建筑设计有限公司所有。
本图须加盖本单位出图章，否则一
律无效。

审定	方传斌
审核	张健
工程主持人	陈敏
设计	张健
校核	张理伦
校对	刘畅
制图	刘畅

建设单位

铜陵学院

工程名称

铜陵学院信息综合楼

子项名称

铜陵学院信息综合楼人防工程

图名

地下一层平时通风系统平面图

工程编号

2017-025

设计


2017.06

比例

1:150

图号

暖通-03

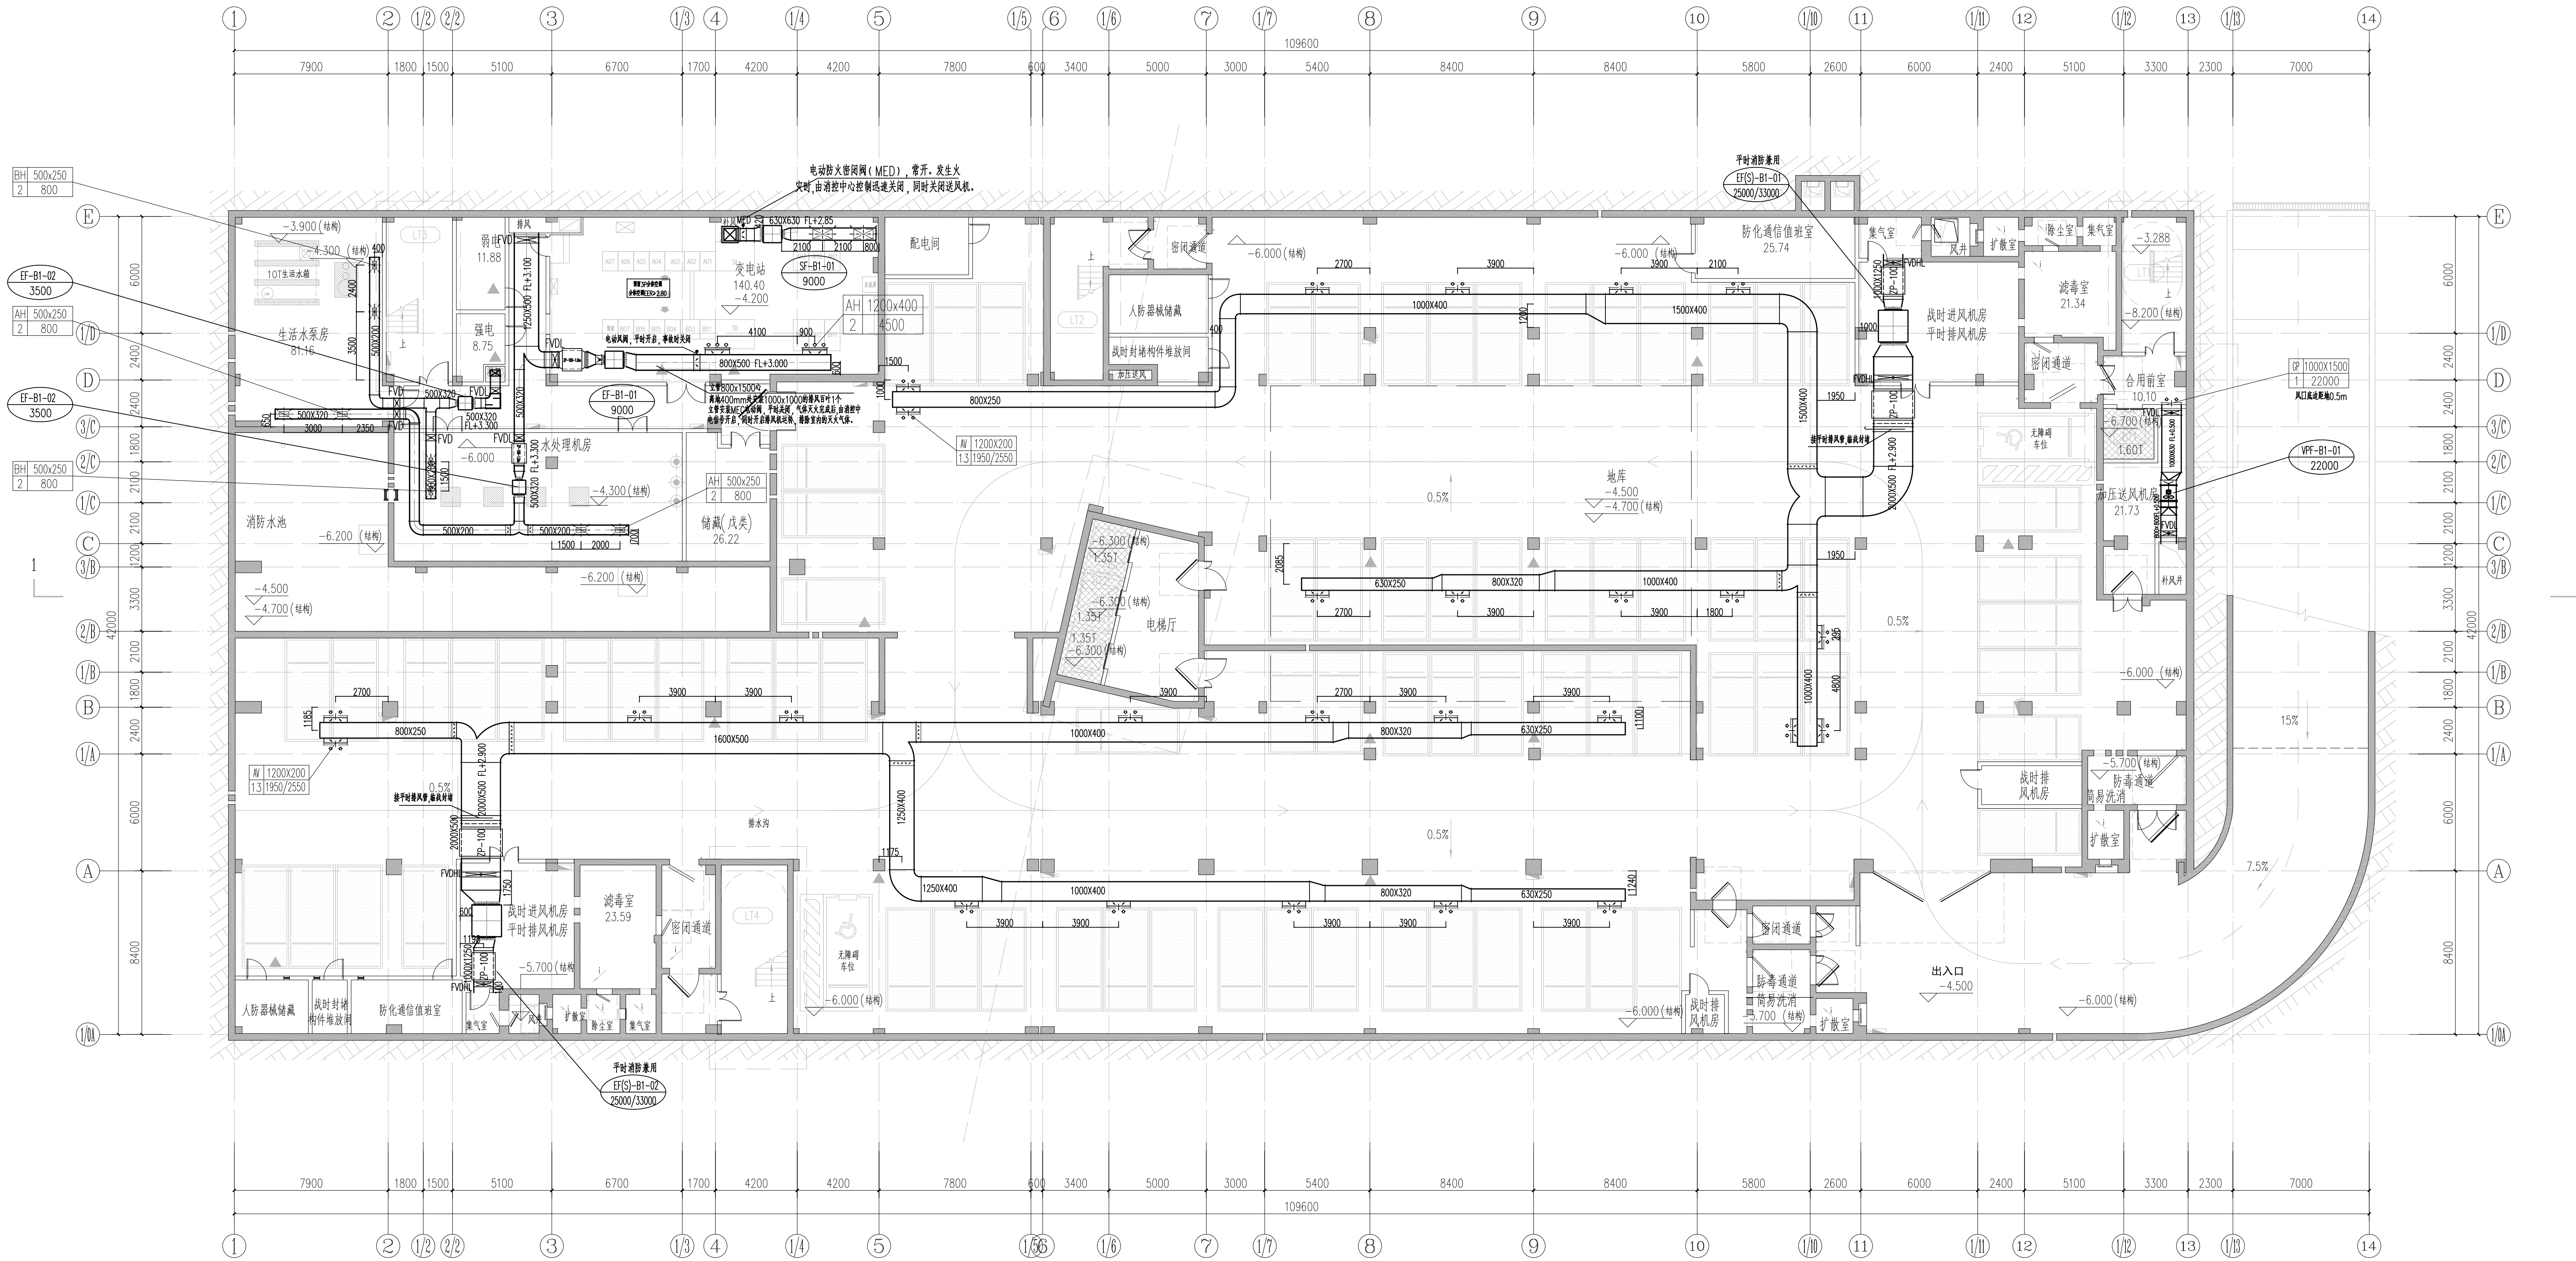


注：地下所有封闭楼梯间、防烟楼梯间，均自然排烟，详见建筑专业图纸。

地下一层平时通风系统平面图 1:150

风机技术参数表											
设备编号	服务区域	参考型号	风量	静压	功率	电压	转速	重量	参考尺寸	Wb	备注
EF-B1-01	地下车库楼梯间	HTFC-1-15No.2B	10000	297	2.2	380	800	62	153	940x880x700	0.16
EF-B1-02	消防水泵房、生活水泵房	HTFC-1-10No.1B	3660	230	0.75	380	1000	58	73	710x680x520	0.13
SF-B1-01	地下车库楼梯间	HTFC-1-15No.2B	10000	297	2.2	380	800	62	153	940x880x700	0.16
SF-B1-02	消防水泵房、生活水泵房	HTFC-1-10No.1B	3660	230	0.75	380	1000	58	73	710x680x520	0.13

风机技术参数表											
设备编号	服务区域	参考型号	风量	静压	功率	电压	转速	重量	参考尺寸	Wb	备注
EF-B1-01	地下车库楼梯间	HTFC-1-15No.2B	10000	297	2.2	380	800	62	153	940x880x700	0.16
EF-B1-02	消防水泵房、生活水泵房	HTFC-1-10No.1B	3660	230	0.75	380	1000	58	73	710x680x520	0.13
SF-B1-01	地下车库楼梯间	HTFC-1-15No.2B	10000	297	2.2	380	800	62	153	940x880x700	0.16
SF-B1-02	消防水泵房、生活水泵房	HTFC-1-10No.1B	3660	230	0.75	380	1000	58	73	710x680x520	0.13

风机技术参数表											
设备编号	服务区域	参考型号	风量	静压	功率	电压	转速	重量	参考尺寸	Wb	备注
1	VPT-B1-01	HL3-20No.7A	12000	297	2.2	380	800	62	153	940x880x700	0.16

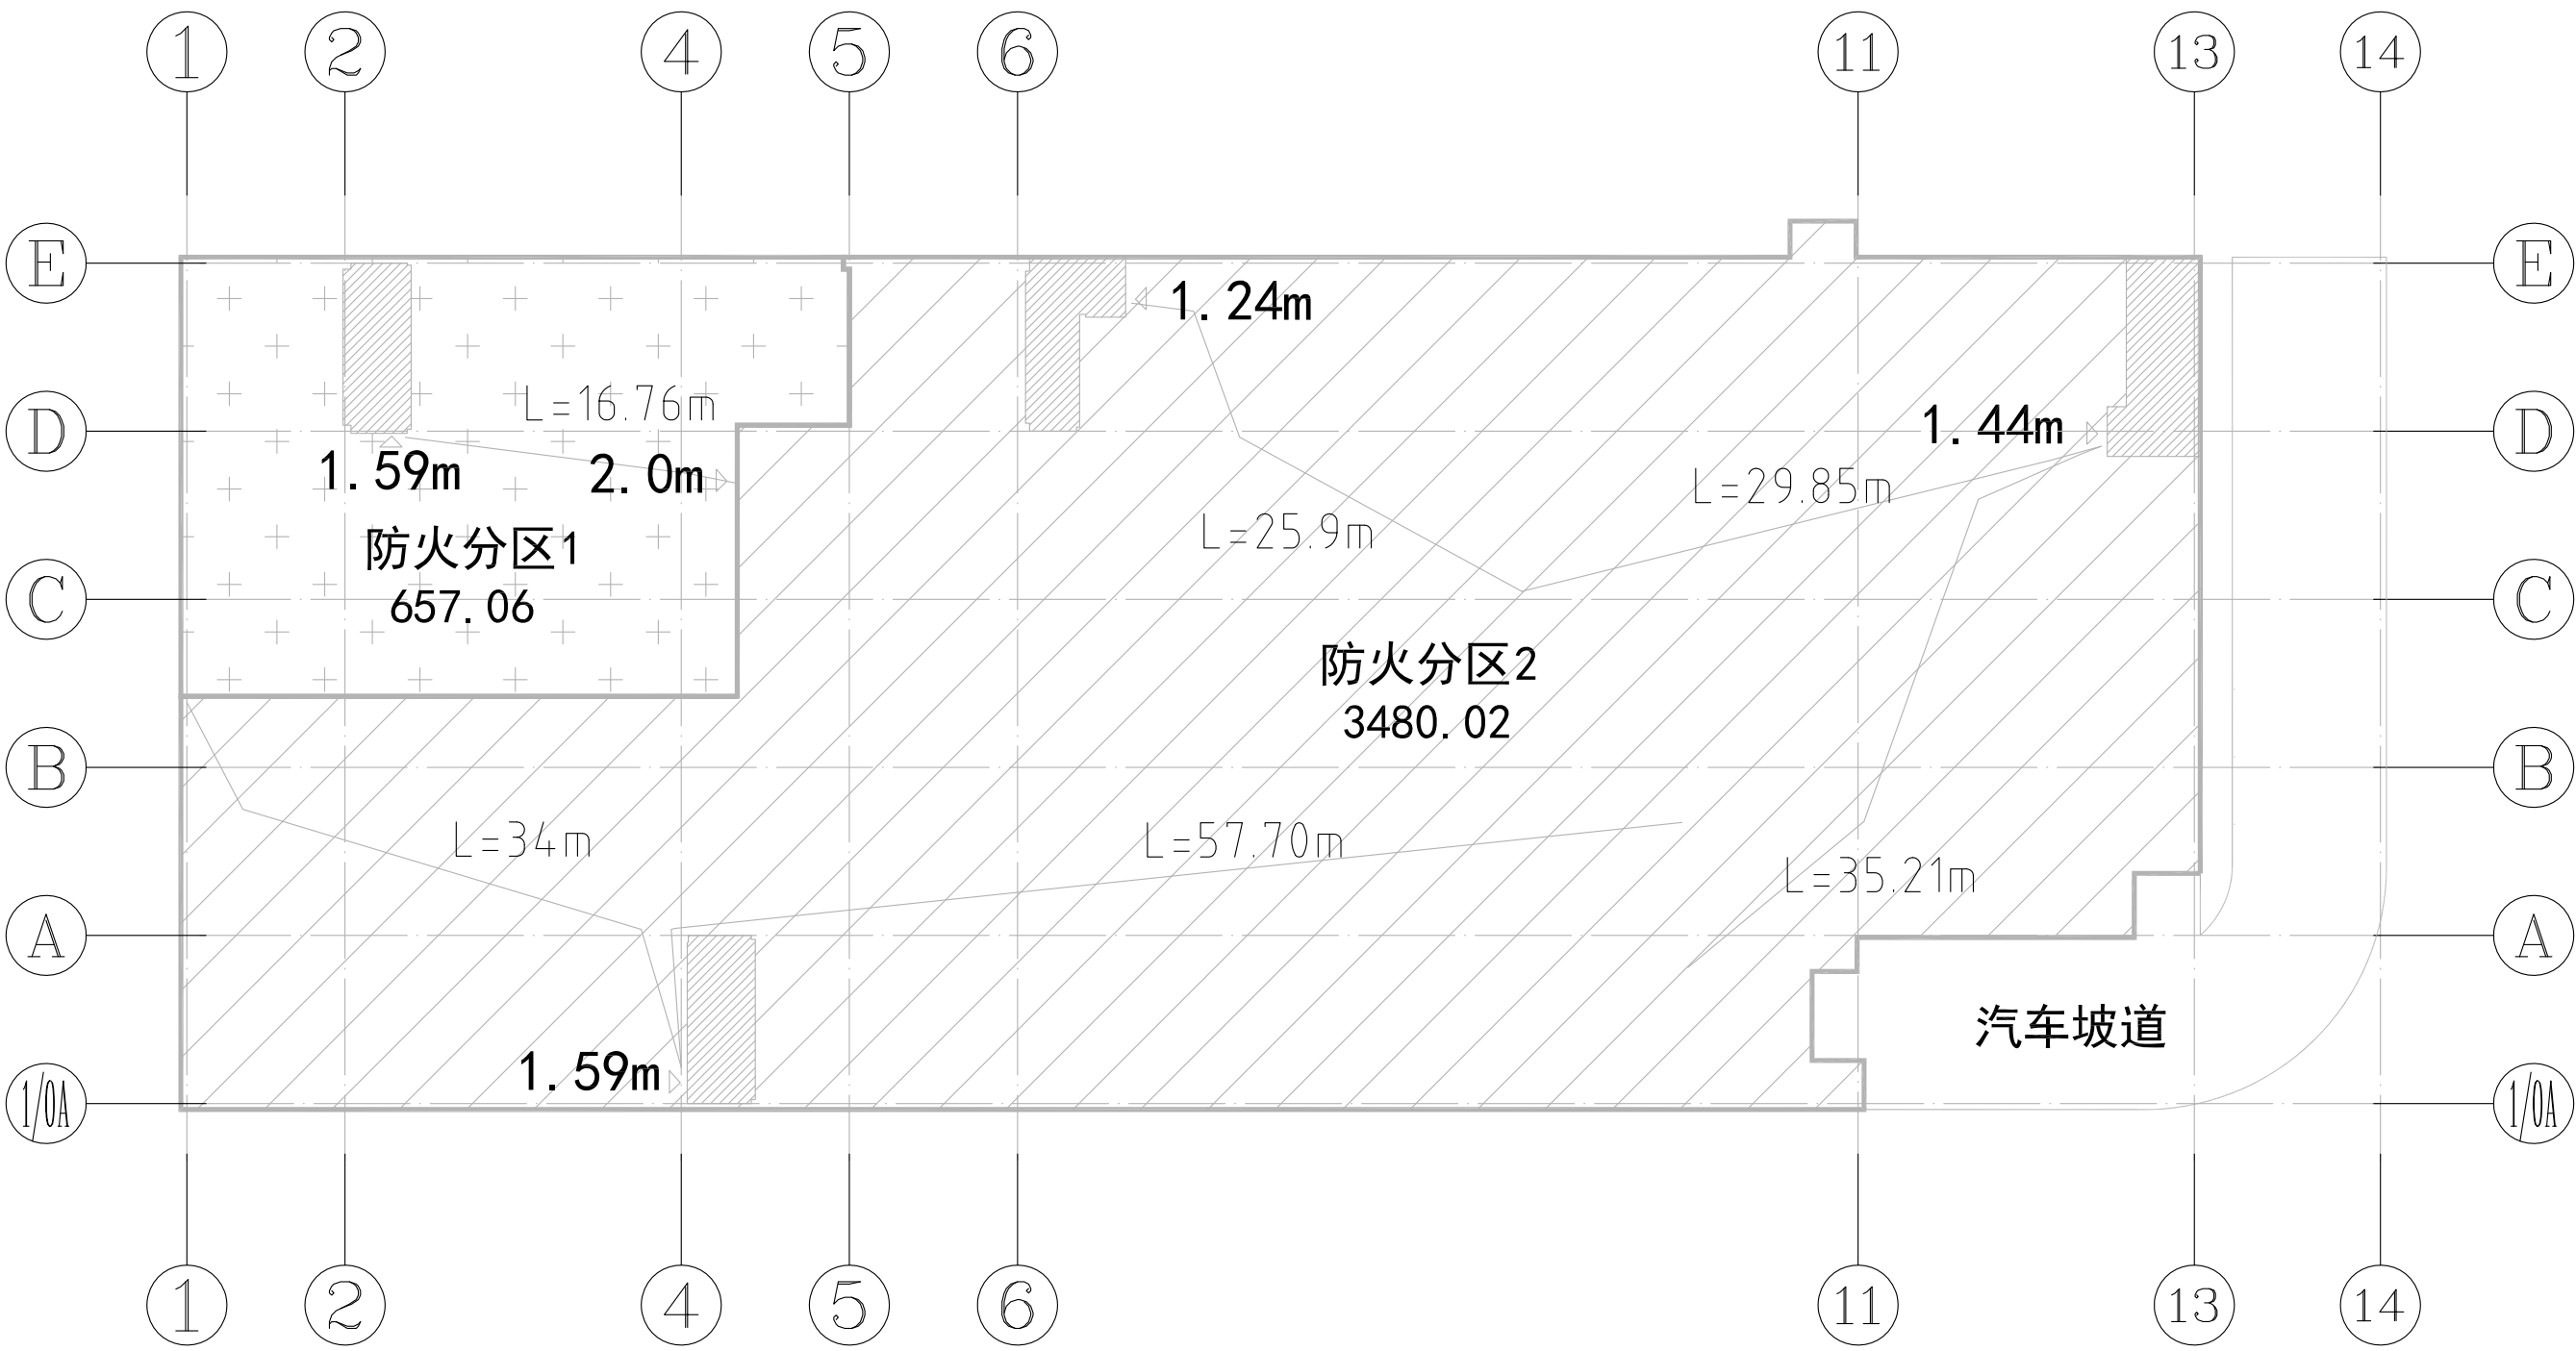

防火分区示意