



安徽新时代
建筑设计有限公司

ANHUI NEW TIMES
ARCHITECTURAL DESIGN CO.,LTD.

工程设计资质等级：甲级
工程设计证书编号：A134001942

资质章位置

QUALIFICATION

注册章位置

REGISTRY

注意事项

切勿以比例量度此图，一切应依图内数字所示为准。使用此图时，应同时参照建筑图及其他有关图纸，如发现有任何矛盾之处，应立即通知建筑师和设计师。此图版权归安徽新时代建筑设计有限公司所有。本图须加基本单位出图签章，否则一律无效。

审定	方传斌	
审核	张健	
工程主持人	陈献祥	
专业负责人	张健	
校对	张理论	
设计	刘畅	
制图	刘畅	
方案设计师		
SCHEMATIC DESIGN		

建设单位

CLIENT

铜陵学院

工程名称

PROJECT

铜陵学院信息综合楼

子项名称

SUB-ITEM

铜陵学院信息综合楼人防工程

图名

TITLE

防护单元A进风口部通风平面图

工程编号

PROJECT NO.

RF2017-025

版次

REVISION


1-2 日期 2017.06

比例


SCALE

1:100 图号 暖通 06


02

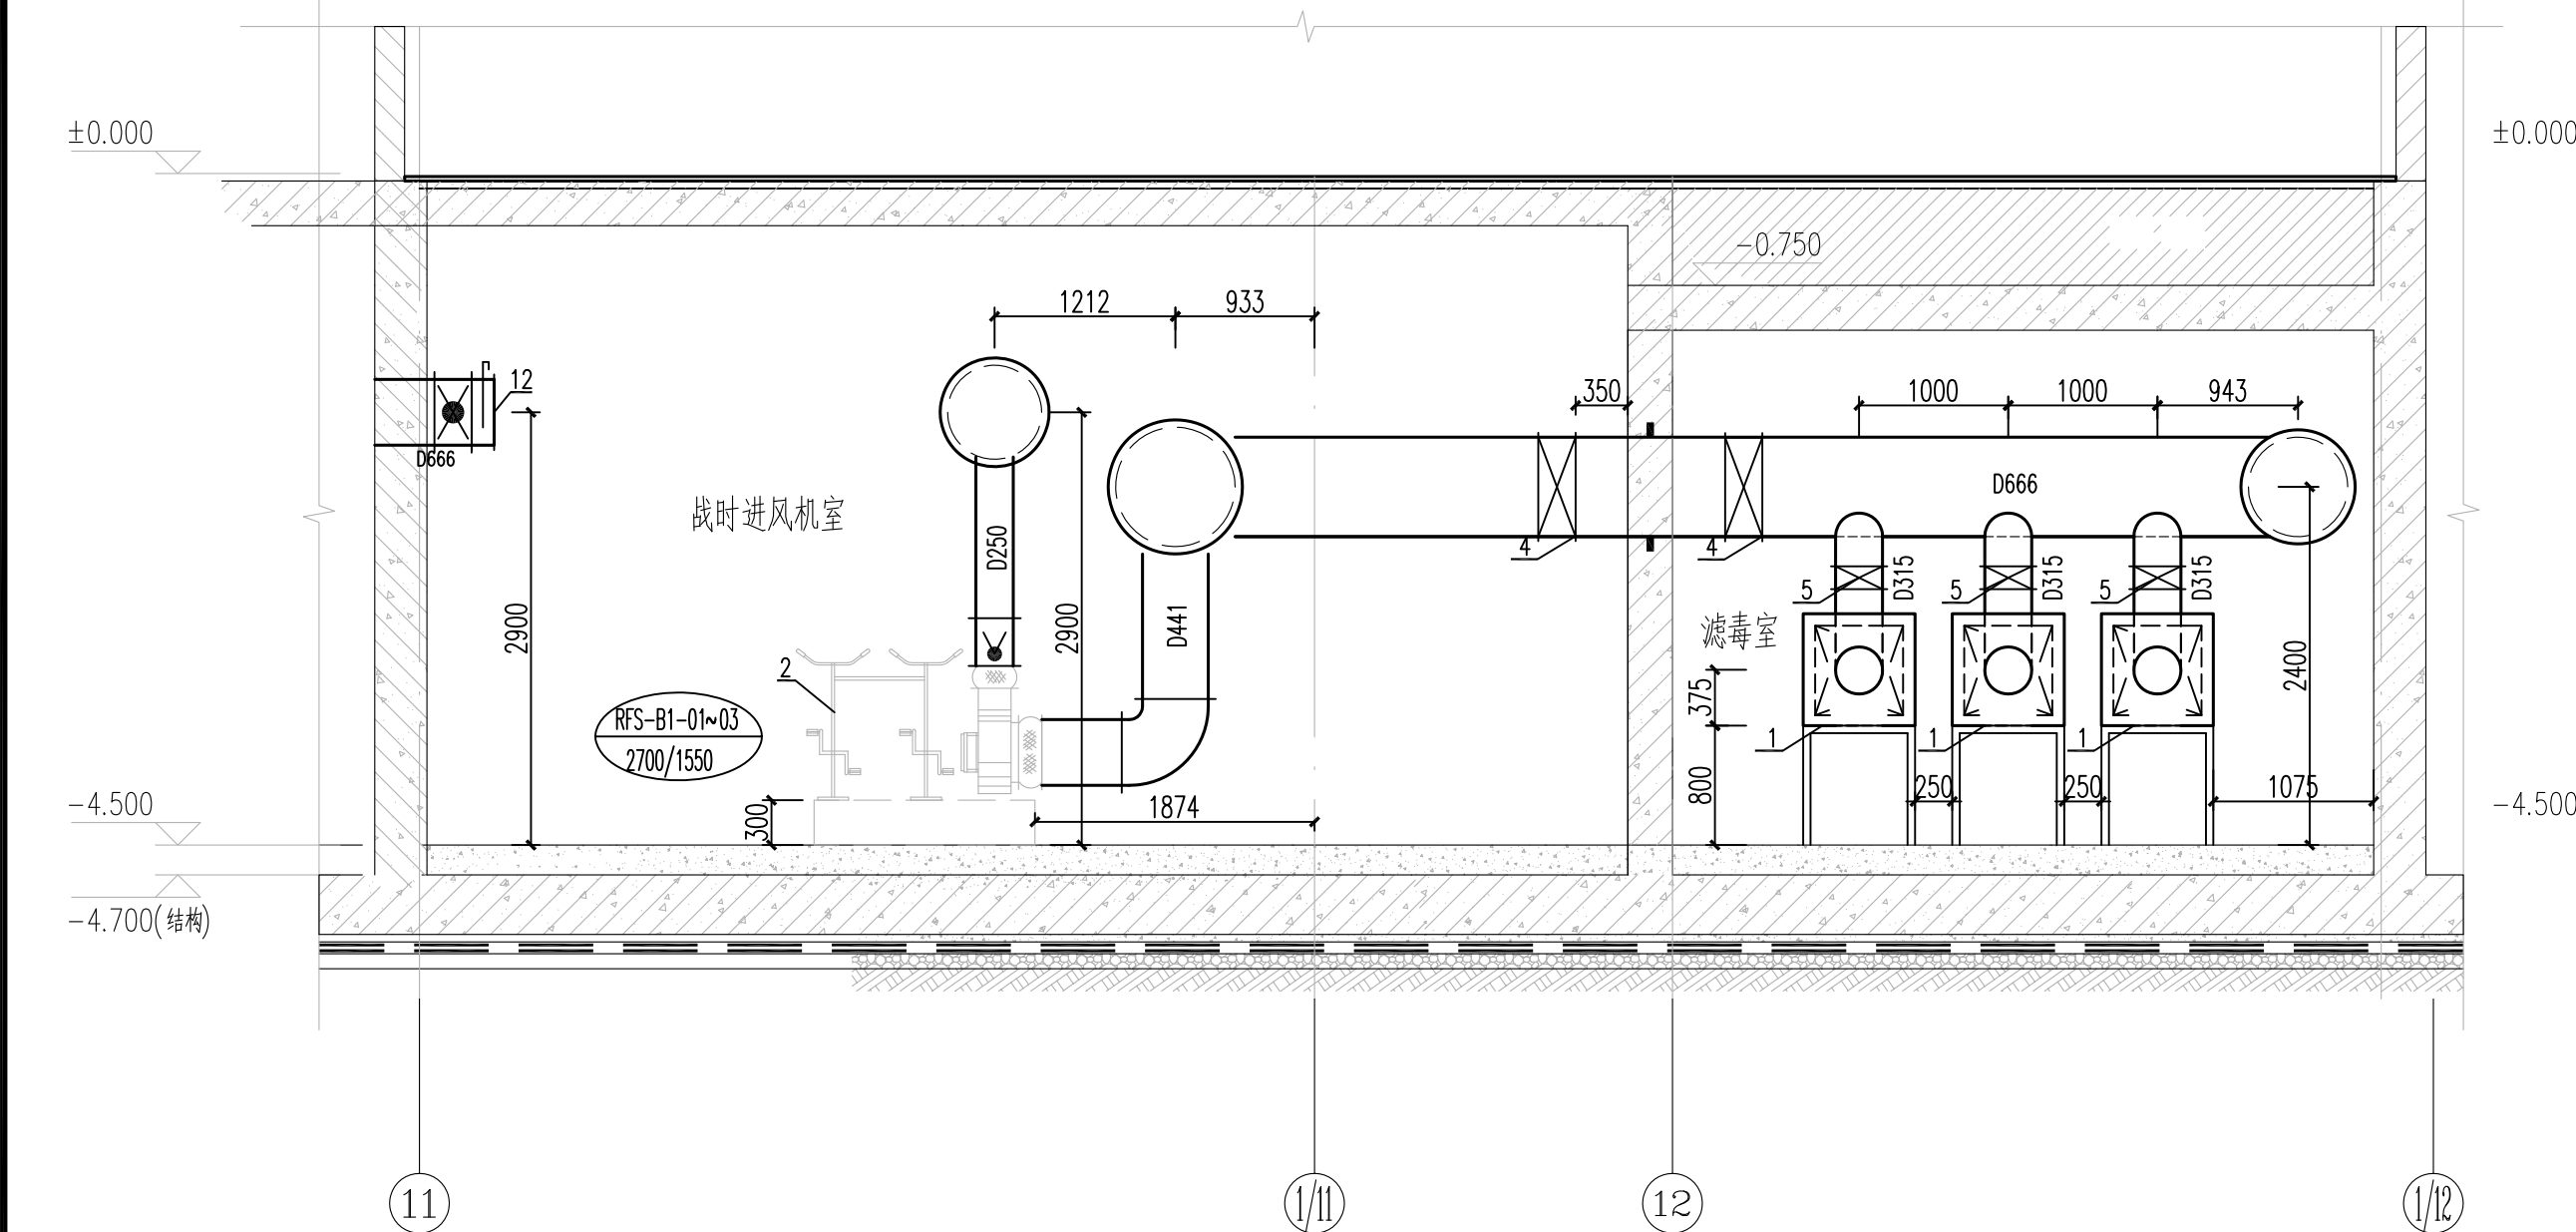


3 3-3剖面图 1:50

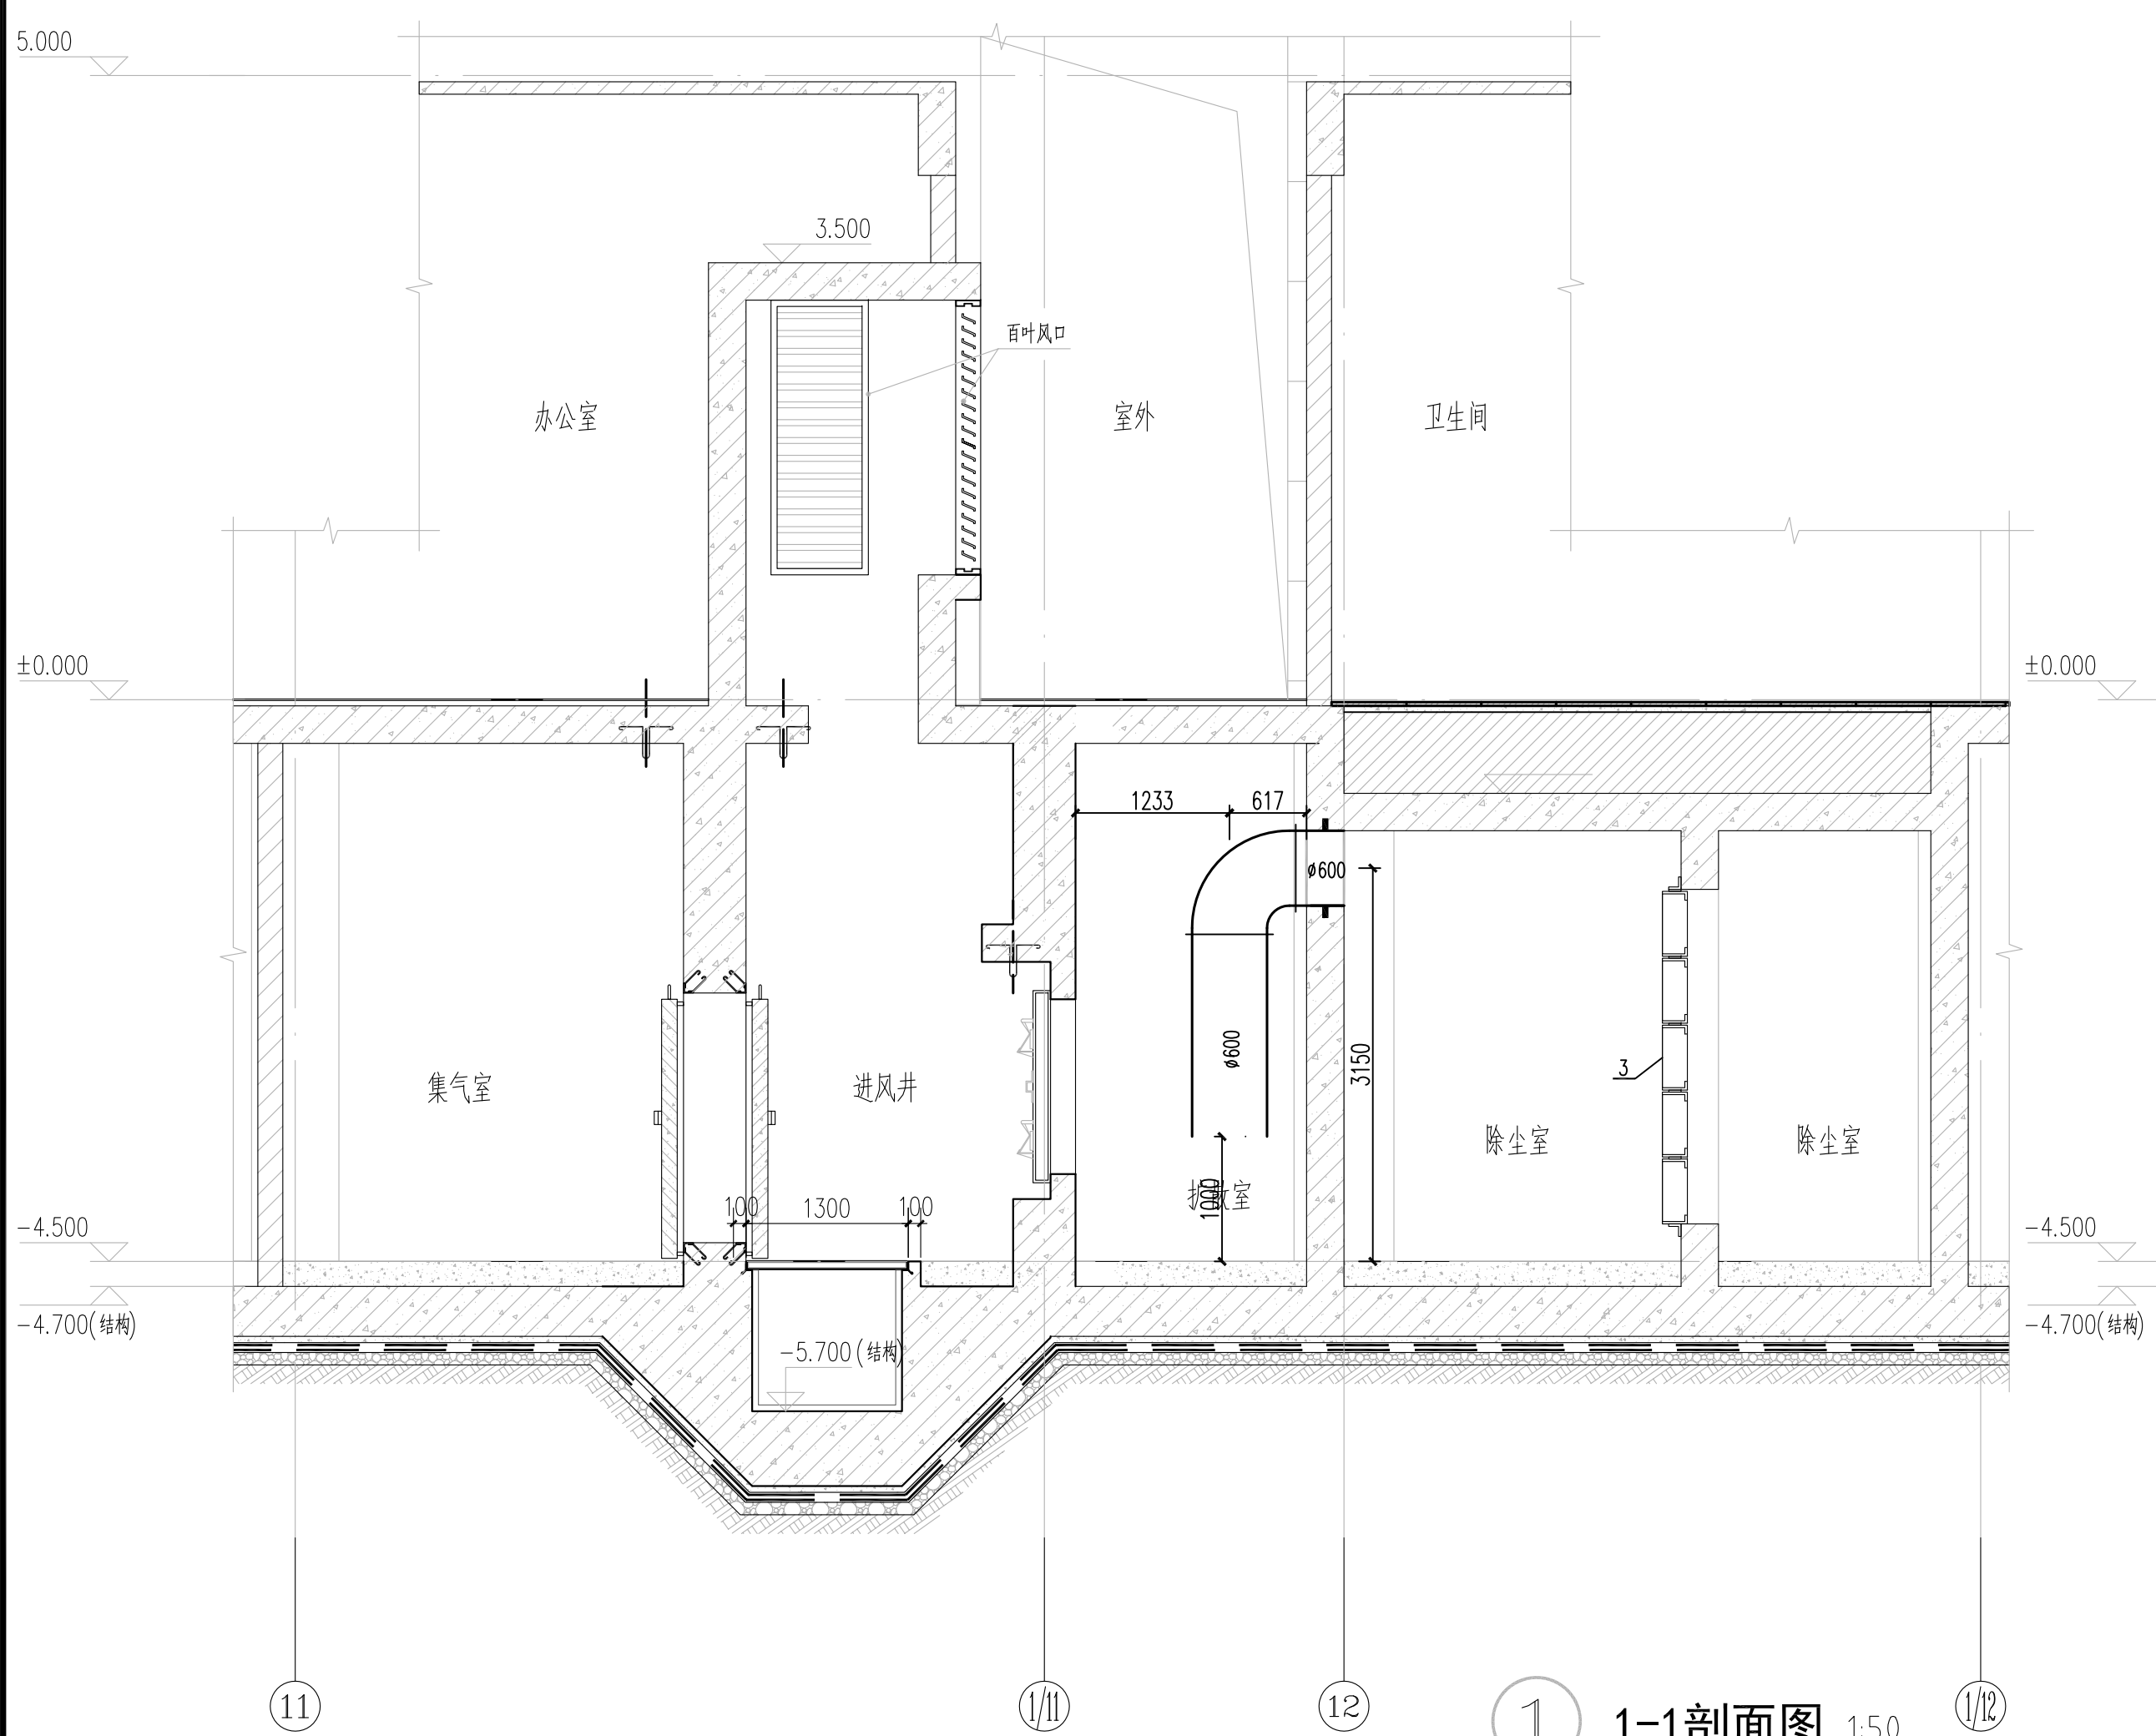

1 1-1剖面图 1:50

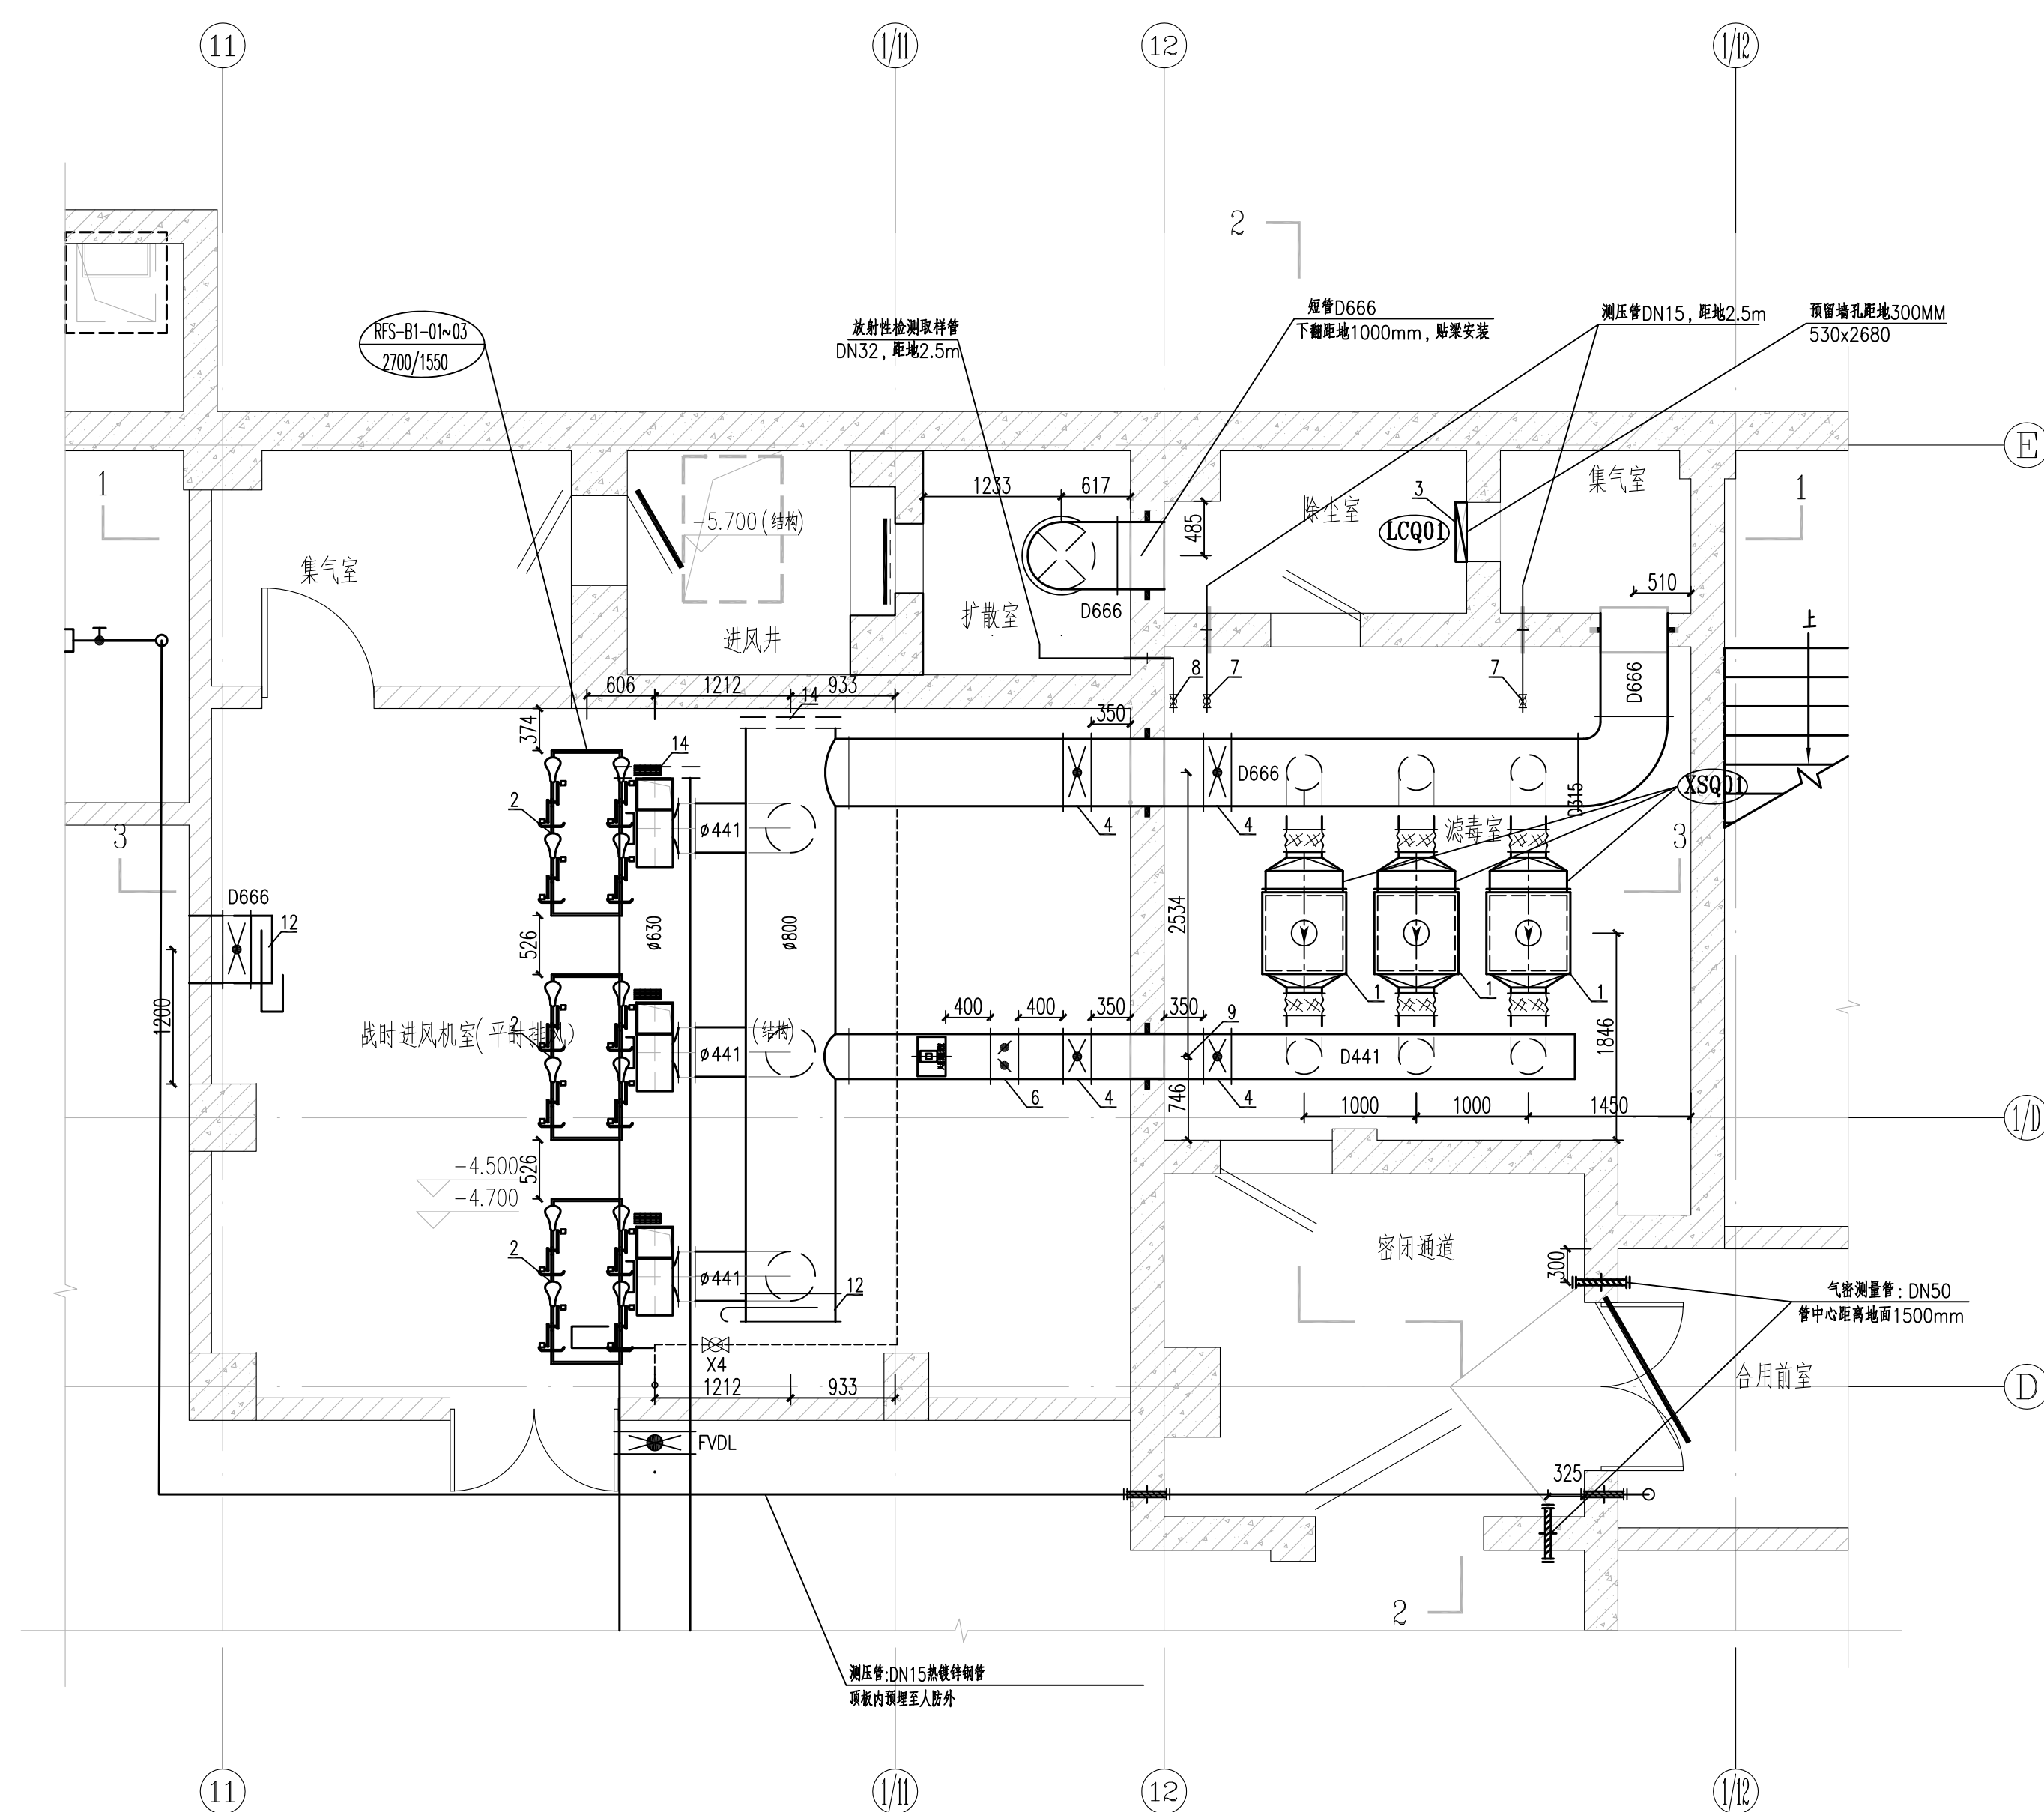

防护单元A进风口部通风平面图 1:50

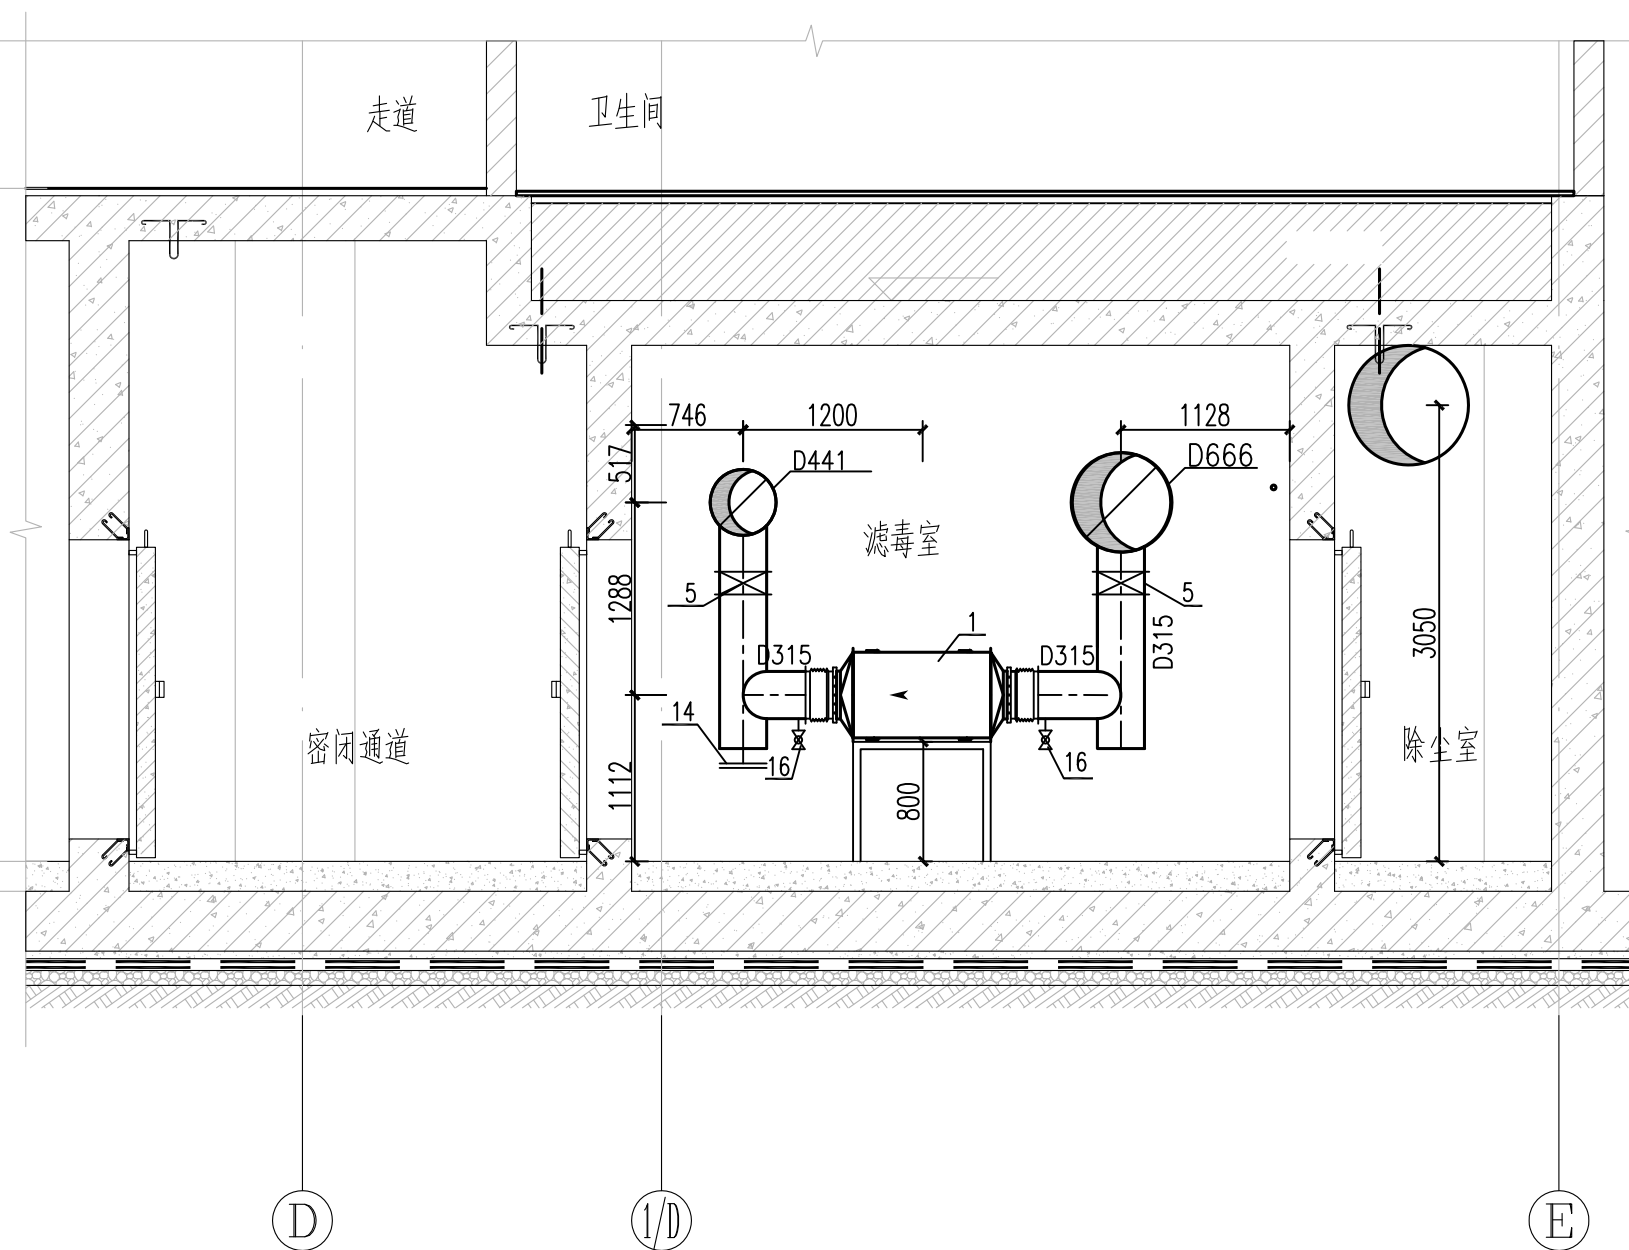

2 2-2剖面图 1:50

序号	名称	型号规格	单位	数量	安装位置
1	过滤器	SR78-1000	台	3	消毒室
2	电动脚踏风机	RFS-01~03 规格: L=2200mm, P=96Pa, 3000/min, N=1.1kw 规格: L=2100mm, P=70Pa, 2750/min 规格: L=1800mm, P=145Pa, 3000/min, N=1.1kw 规格: L=1800mm, P=135Pa, 2750/min 规格: L=2200mm, P=96Pa, 3000/min, N=1.1kw 规格: L=2100mm, P=70Pa, 2750/min	台	3	人防脚踏风机 消毒室进风口 开启2台风机
3	滤网除尘器	LWP-D-1600	块	5	消毒室
4	手动蝶阀	D40J-0.5; DN600/DN400	只	2/2	消毒室
5	手动蝶阀	D40J-0.5; DN300	只	3	消毒室
6	风量调节阀	D441 D666	只	1	消毒室
7	独立静压监测管及球阀	热镀锌钢管 DN15	套	2	消毒室
8	放射性监测取样管及球阀	热镀锌钢管 DN32	套	1	消毒室
9	尾气监测取样管及球阀	热镀锌钢管 DN15	套	1	消毒室
10	气流测量管	热镀锌钢管 DN50 用丝堵防护管	根	2	密闭通道
11	测压装置(测压阀)	DN15 ; 斜楔式微压计	套	1	防护值班室
12	轴流风机	T305 , 防腐型	只	2	进风房
13	280℃ 防火阀	FF-WD , 防腐型	只	1	进风房
14	换气接头	D315	个	3	消毒室
15	增压管	DN25	个	1	消毒室
16	阻力测量装置	DN15	组	6	消毒室