

注意事项

切勿以比例量度此图，一切应依图内数字所示为准。使用此图时，应同时参照建筑图及其他有关图纸，如发现有任何矛盾之处，应立即通知建筑师和设计师。此图纸版权归安徽新时代建筑设计有限公司所有。本图须加盖本单位出图签章，否则无效。

审定 REVISED BY	方传斌	
审核 EXAMINED BY	张 健	
项目主持人 CAPTAIN	陈献挥	
总负责人 JEF ENGL	张 健	
校对 CHECKED BY	张理论	
设计 DESIGNED BY	刘 畅	
制图 DRAWN BY	刘 畅	
装饰设计人 GRAPHIC DESIGN		

建设单位
CLIENT

铜陵学院

程名称
OBJECT

铜陵学院信息综合楼

项目名称	数量	单位	金额
1. 材料费			
2. 人工费			
3. 机械费			
4. 其他费			
5. 管理费			
6. 利润			
7. 税金			
8. 合计			


夕

防排单元B进风口部通风平面图


工程编号	RF2017-025
PROJECT No.	

例		图 号	
---	--	-----	--


FILE		DRAWING No.	
------	--	-------------	--

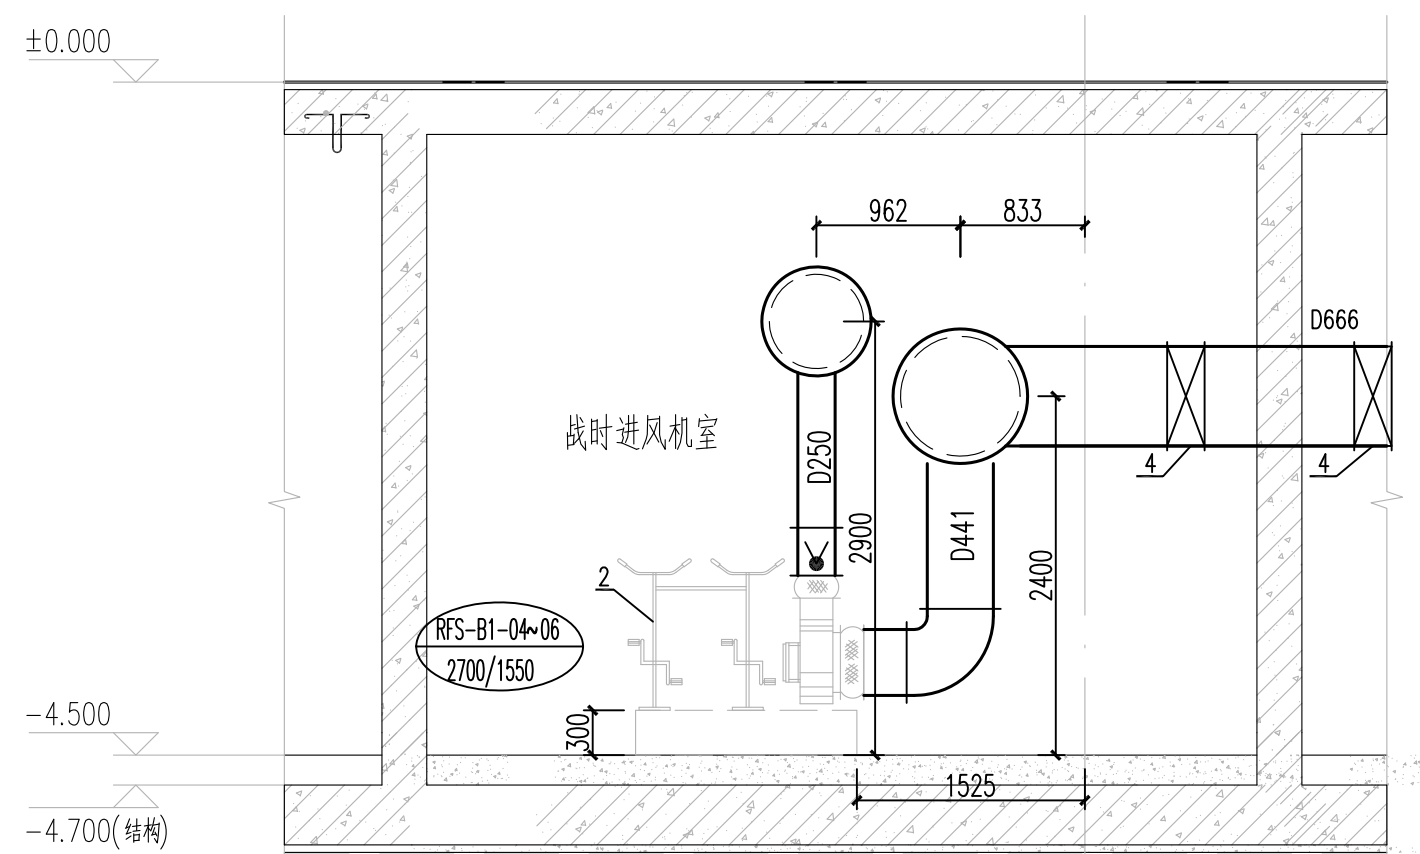


③ 3-3剖面图 1:50

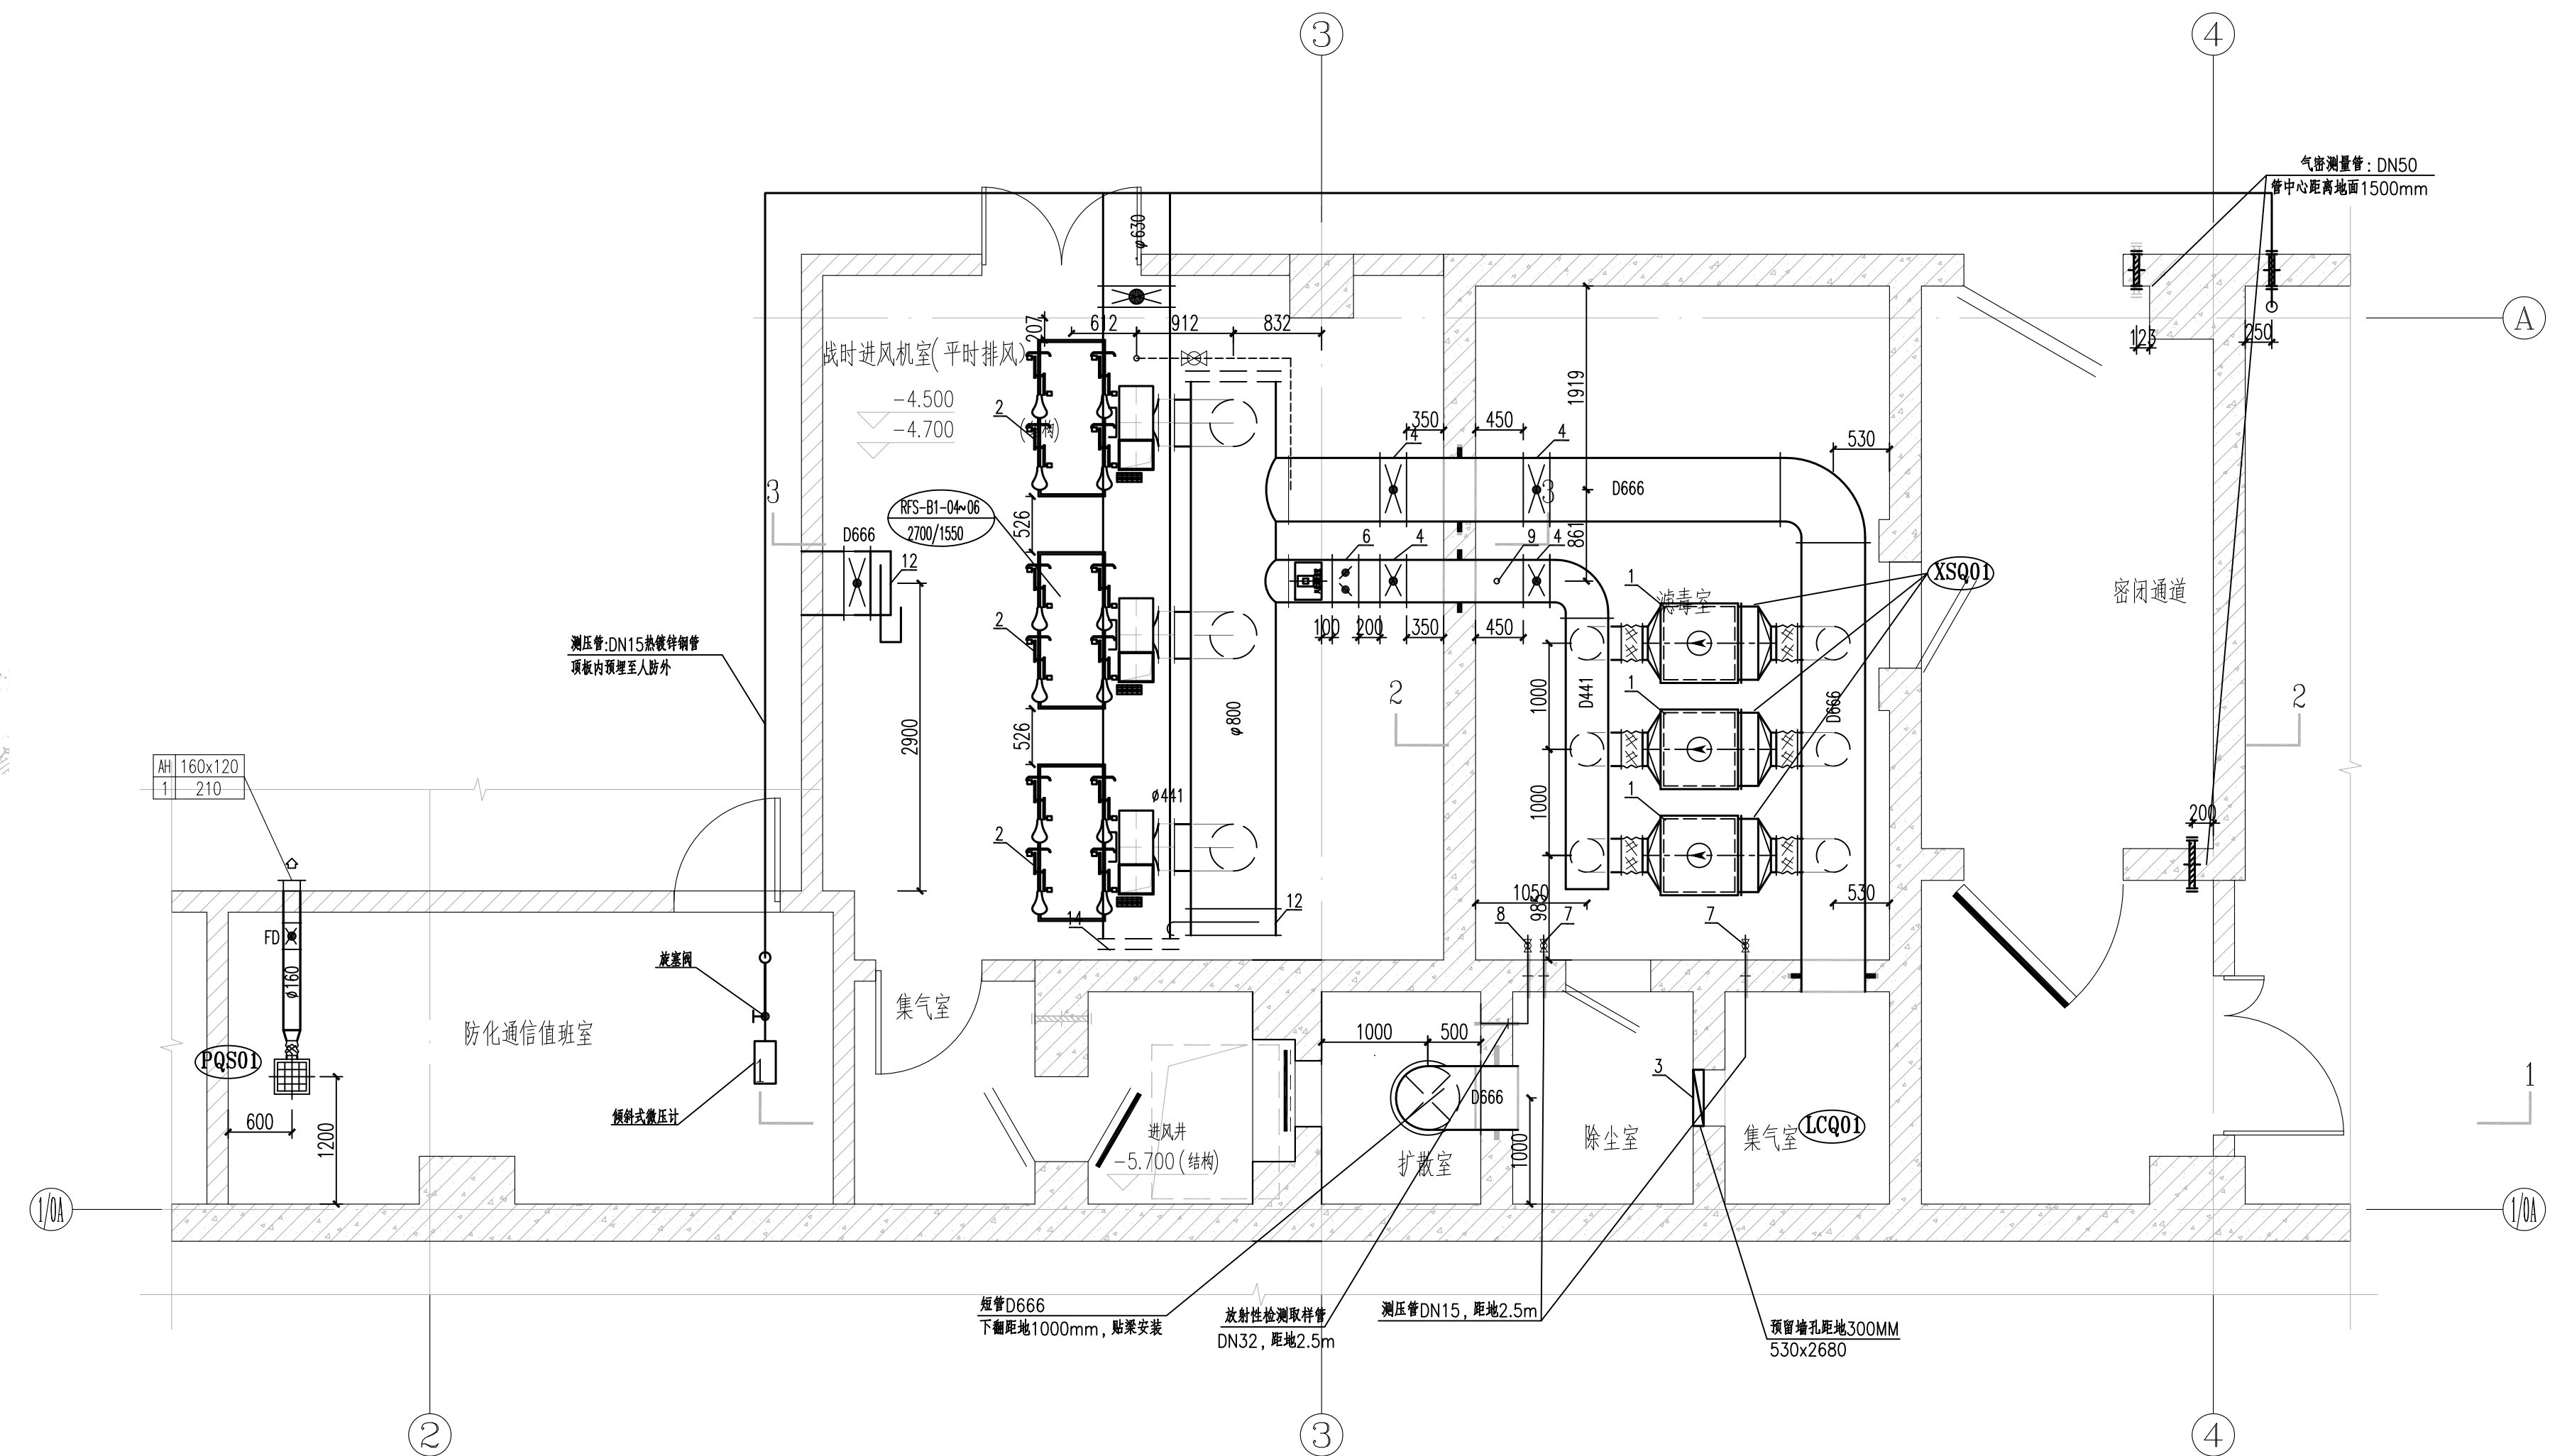

防护单元B进风口部通风平面图 1:50

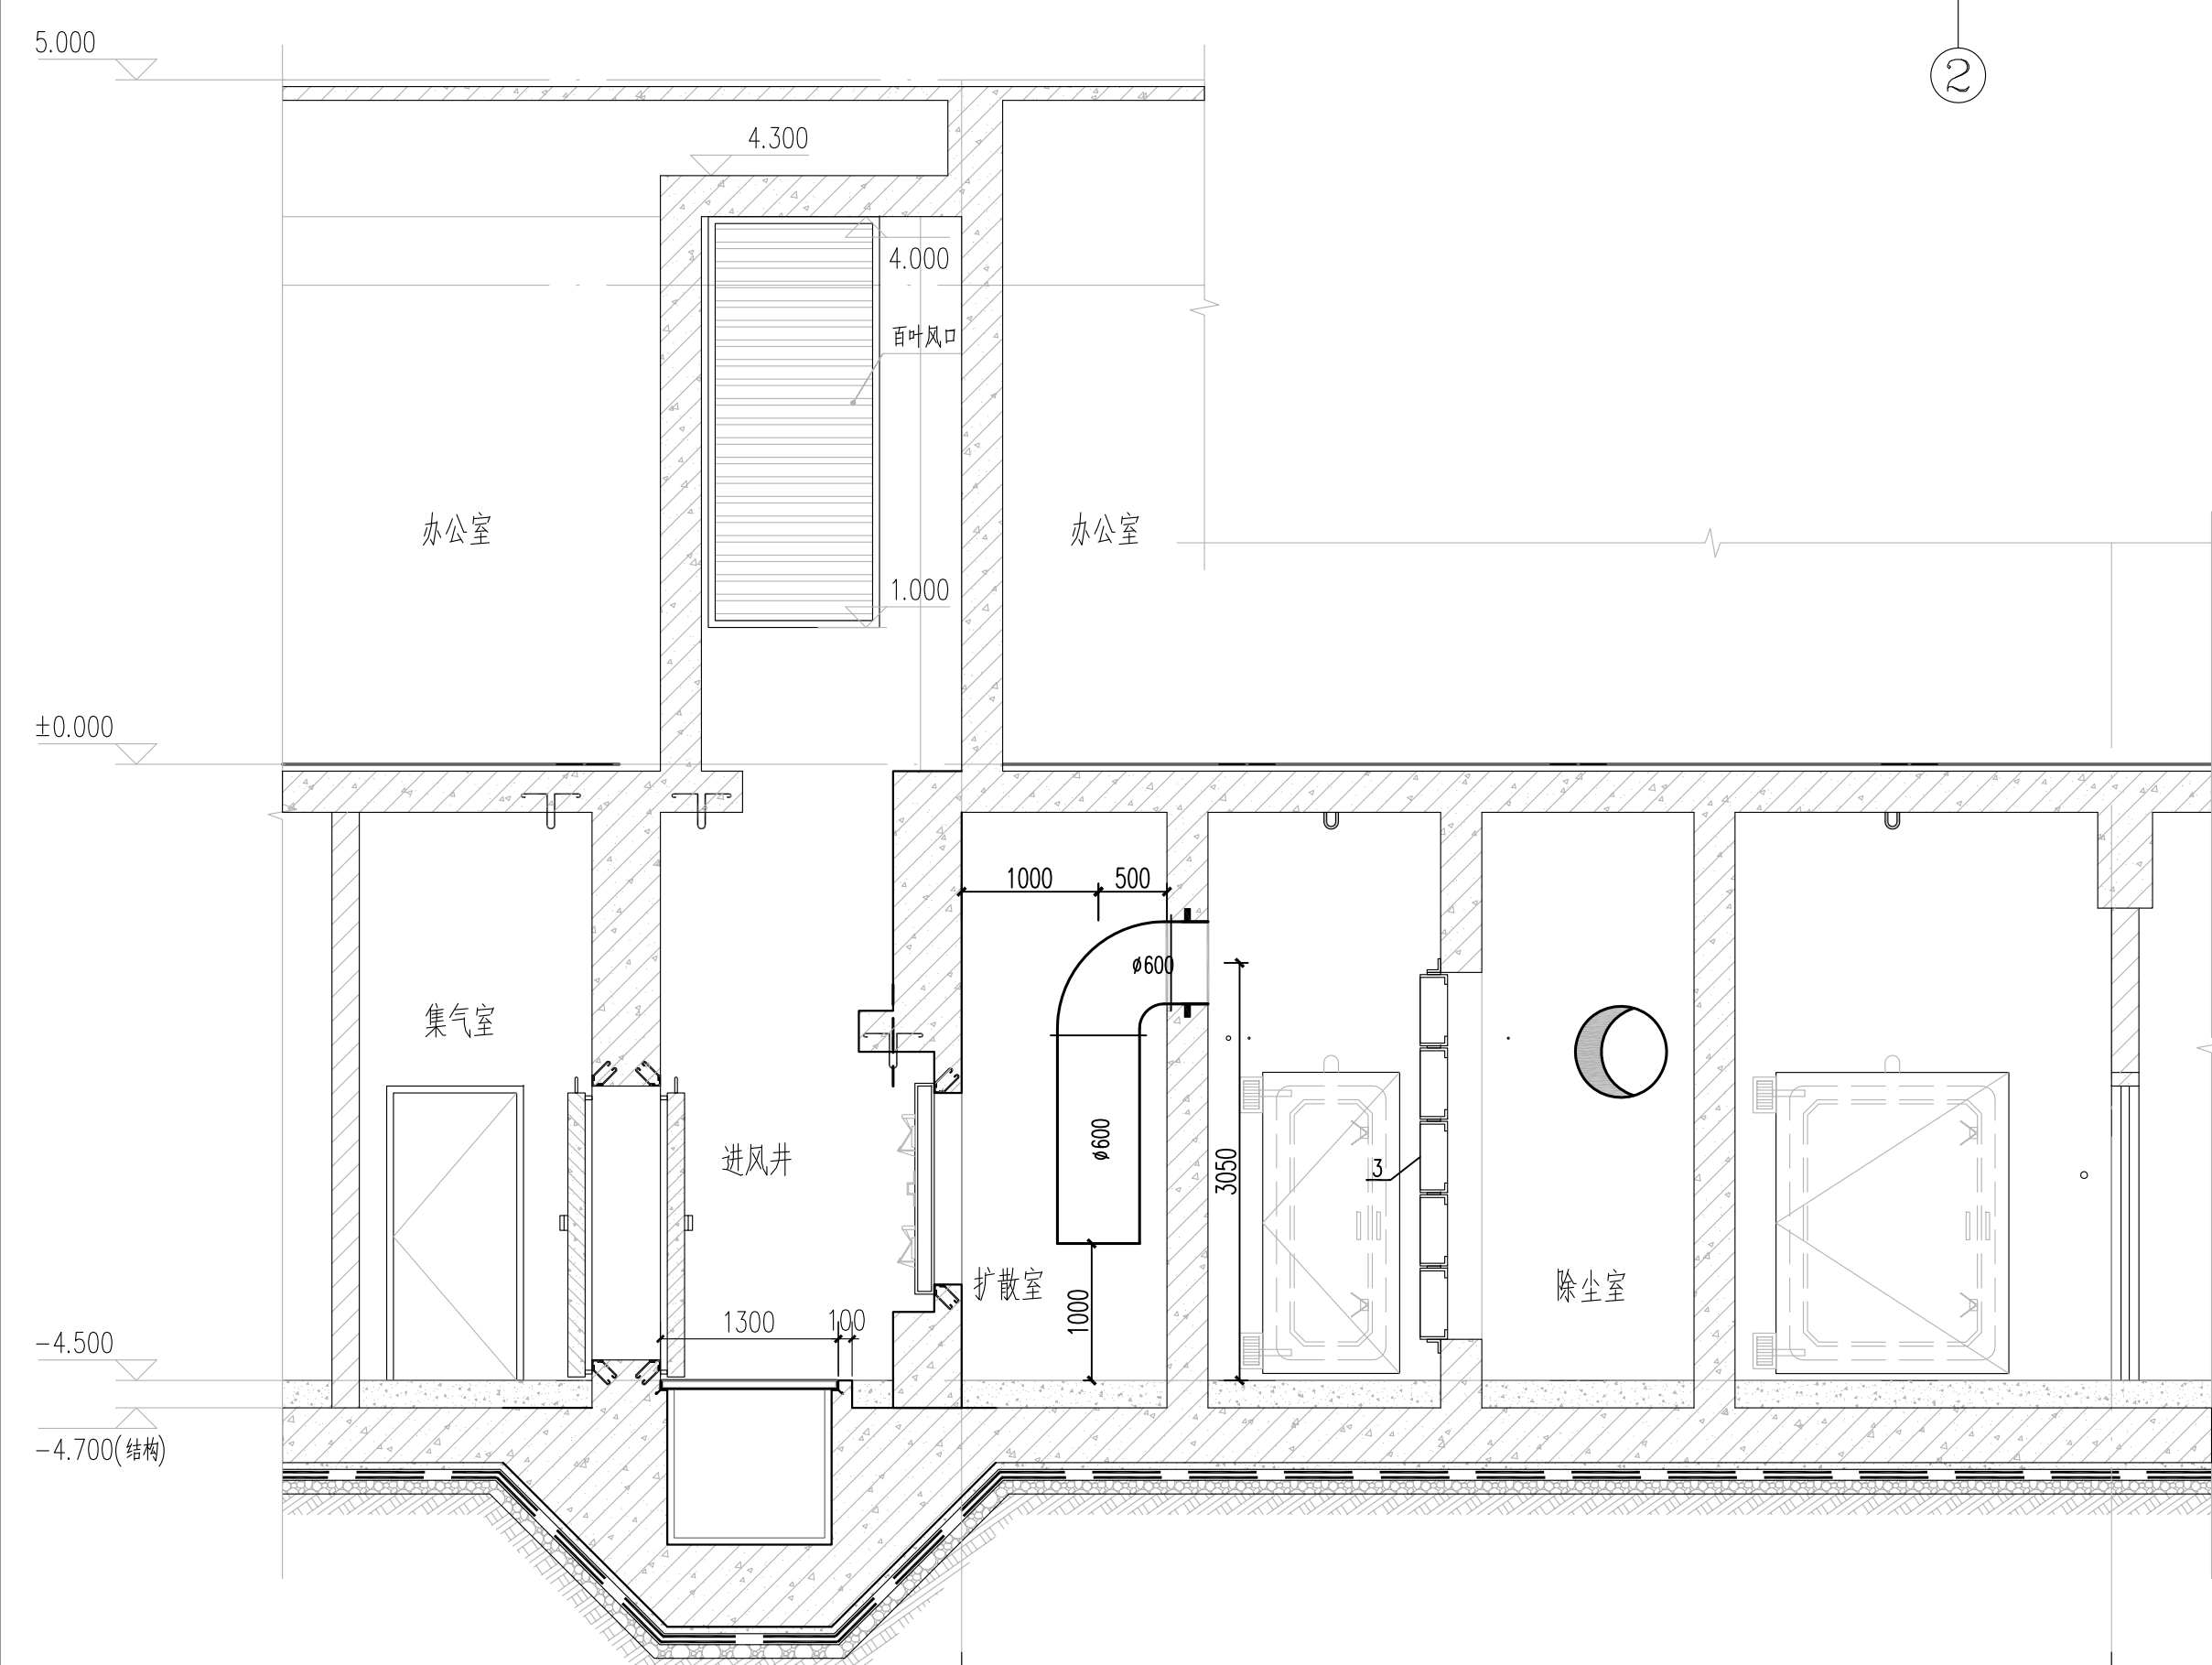

① 1-1剖面图 1:50

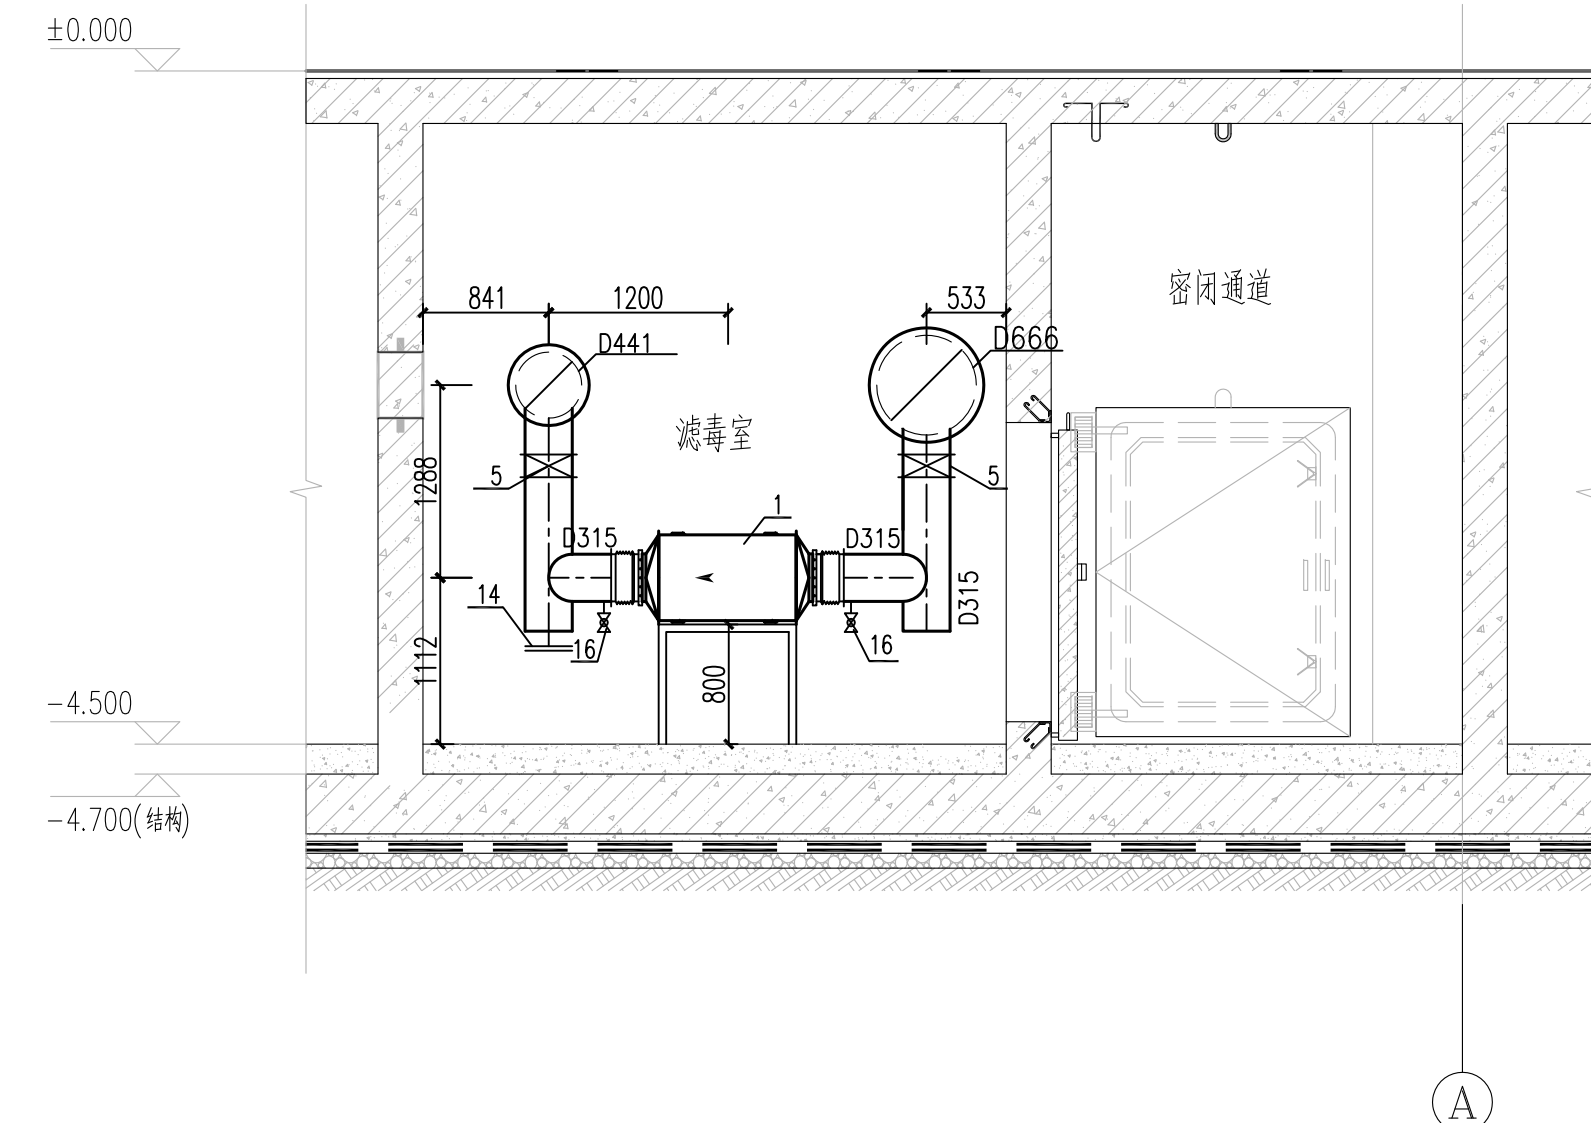

② 2-2剖面图 1:50

编号	名 称	型 号 规 格	单位	数量	安装位置
1	过流保护器	SR78-1000	只	3	设备室
2	电话扩音机 RFS-01~03	电话扩音机 RFS-01~03 RFS-01~03, P=8400, 3000/min, L=1.1m RFS-01~03, P=7020, 2750/min, L=1.1m RFS-01~03, P=8400, 3000/min, L=1.1m RFS-01~03, P=7020, 2750/min, L=1.1m RFS-01~03, P=8400, 3000/min, L=1.1m RFS-01~03, P=7020, 2750/min, L=1.1m	台	3	人防通信风阀 排烟风阀 固定式风机
3	排烟截止器	LWP-0~1600	块	5	防化室
4	手动蝶阀	DAJ03-0.5 DN630/1000	只	2/2	设备室
5	手动蝶阀	DAJ01-0.5 DN300	只	3	设备室
6	风阀调节杆	DAJ41 D666	只	1	设备室
7	截止器后压差传感器及控制	热敏电阻型 DN15	套	2	设备室
8	热敏电阻型热敏电阻控制	热敏电阻型 DN32	只	1	设备室
9	热敏电阻型热敏电阻控制	热敏电阻型 DN15	套	1	设备室
10	气压检测装置	热敏电阻型 DN50, 用毕洛特罗原理	只	2	排烟风阀
11	测压装置(无室型)	DN15 ; 微机械式压力计	只	1	防化通信室
12	排烟阀	T305 ; 电动排烟阀	只	2	通风风阀
13	280℃ 排烟阀	FF-WD ; 电动排烟阀	只	1	通风风阀
14	排气接头	D315	个	3	设备室
15	增压泵	DN15	个	1	设备室
16	阻火圈数量	DN25	套	6	设备室