



安徽新时代
建筑设计有限公司

ANHUI NEW TIMES
ARCHITECTURAL DESIGN CO.LTD.

工程设计资质等级：甲级
工程设计证书编号：A134001942

资质章位置
QUALIFICATION

注册章位置
REGISTRY

注意事项

切勿以比例量度此图，一切应依图内数字所示为准。使用此图时，应同时参照建图及其他有关图纸，如发现有任何矛盾之处，应立即通知建筑师和设计师。此图版权归安徽新时代建筑设计有限公司所有。本图须加盖本单位出图签章，否则一律无效。

审 定 APPROVED BY	方传斌	
审 核 EXAMINED BY	张 健	
工程主持人 CAPTAIN	陈献辉	
专业负责人 CHIEF ENGINEER	张 健	
校 对 CHECKED BY	张理论	
设 计 DESIGNED BY	刘 畅	
制 图 DRAWN BY	刘 畅	
方案设计人 SCHEMATIC DESIGN		

建设单位
CLIENT

铜陵学院

工程名称
PROJECT

铜陵学院信息综合楼


子项名称
SUB-ITEM

铜陵学院信息综合楼人防工程


图 名
TITLE

防护单元B排风口部通风详图


工程编号 PROJECT NO.		RF2017-025	
版 次 EDITION NO.	1-2	日 期 DATE	2017. 06
比 例 SCALE	1:100	图 号 DRAWING NO.	暖通 09

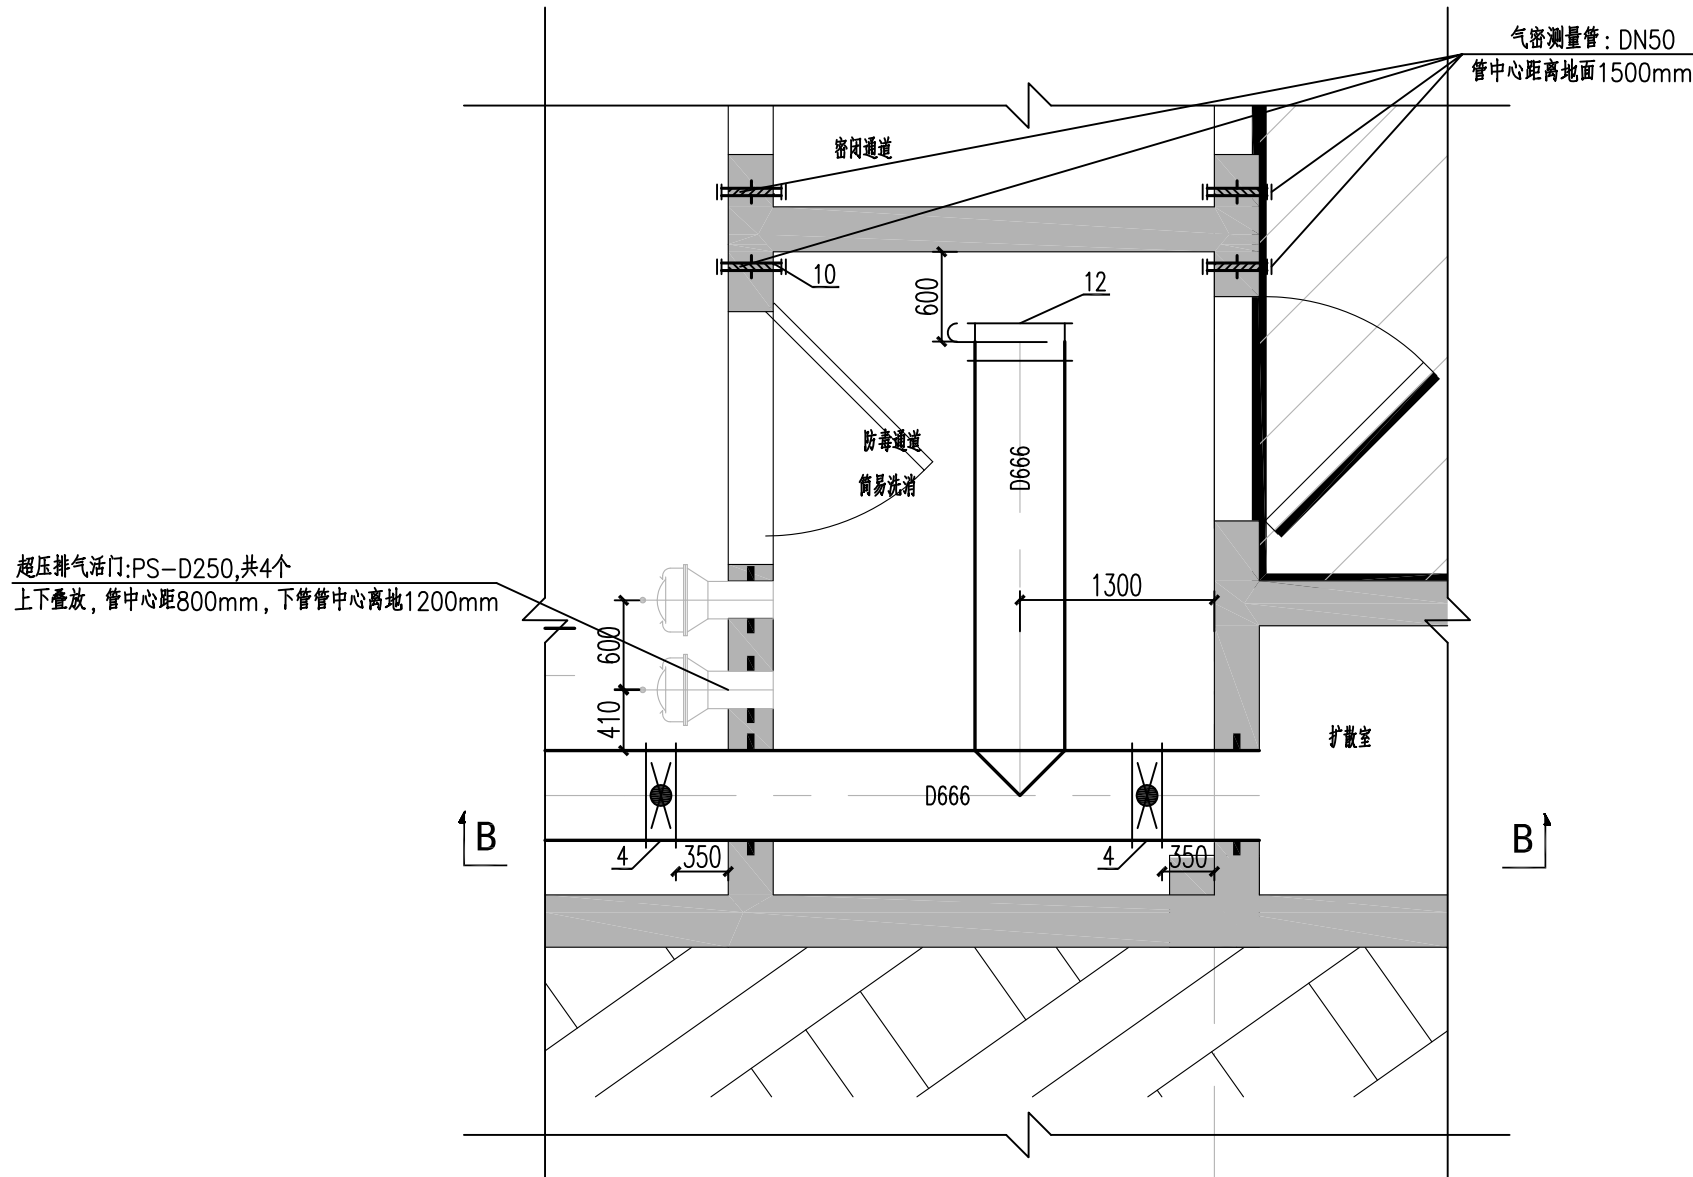

防护单元B排风口部通风平面图 1:50

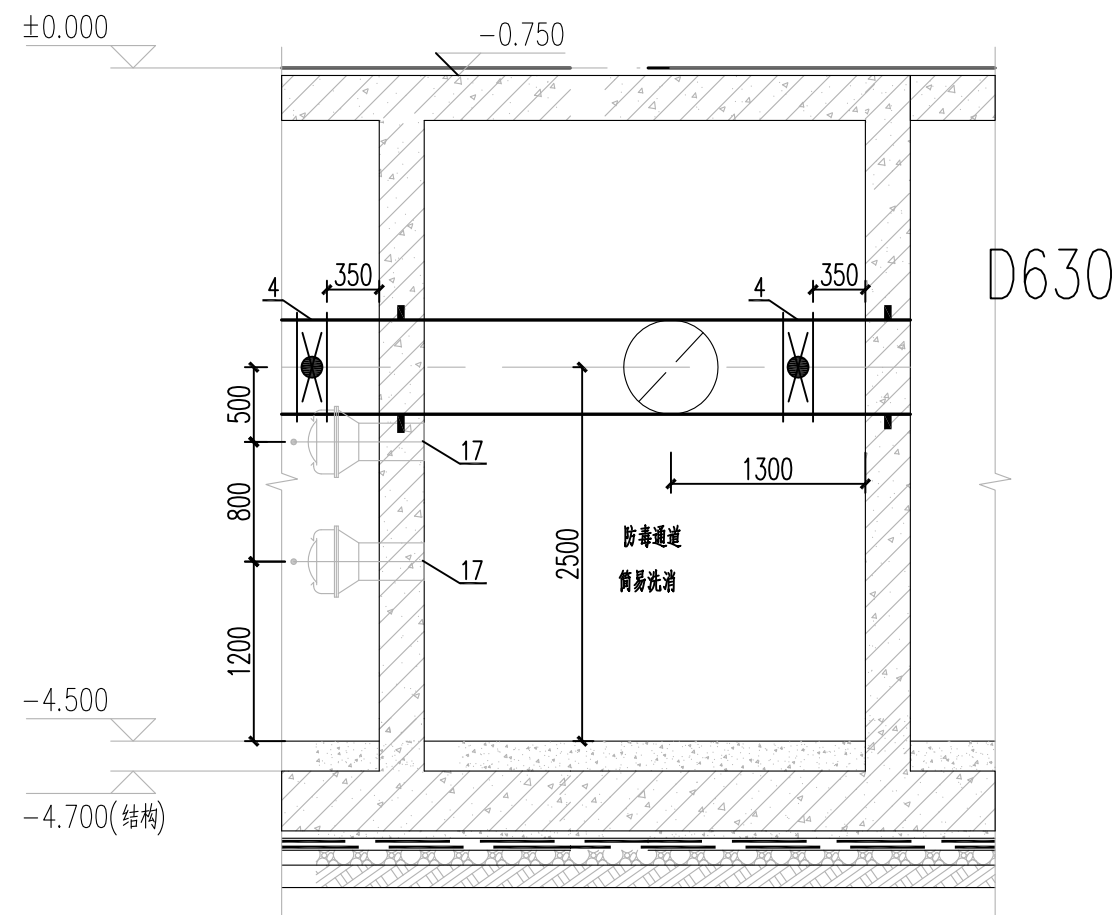

B-B 剖面图 1:50

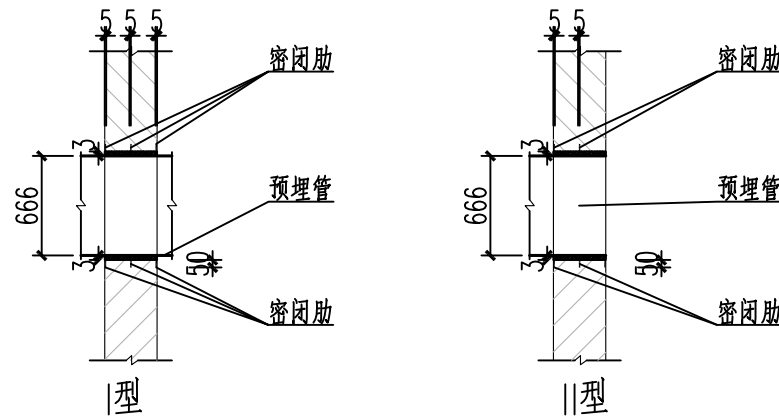

说明:

- 预埋管件应除锈，并在内刷红丹防锈漆两道，应随土建施工时一起埋在墙内。
- 预埋管直径应与所连接的管道或密闭阀门，超压自动排气活门的直径一致。
- 短管预埋时应先焊接好密闭肋，管道与法兰、管道与密闭肋的连接均采用满焊，保证密封。
- I型用于两端接管;II型用于一端接管。

风管穿密闭墙做法详图 1:50

编号	名 称	型 号 规 格	单位	数量	安装位置
4	手动密闭阀	D40J-0.5 DN600	只	2	防毒通道
10	气密测量管	热镀锌钢管 DN50 、用丝堵防护密闭	根	2	密闭通道
12	插板阀	T305 、规格同管径	只	2	防毒通道
17	超压排气活门	PS-D250	只	4	防毒通道

防护单元B排风口部通风详图 1:50