




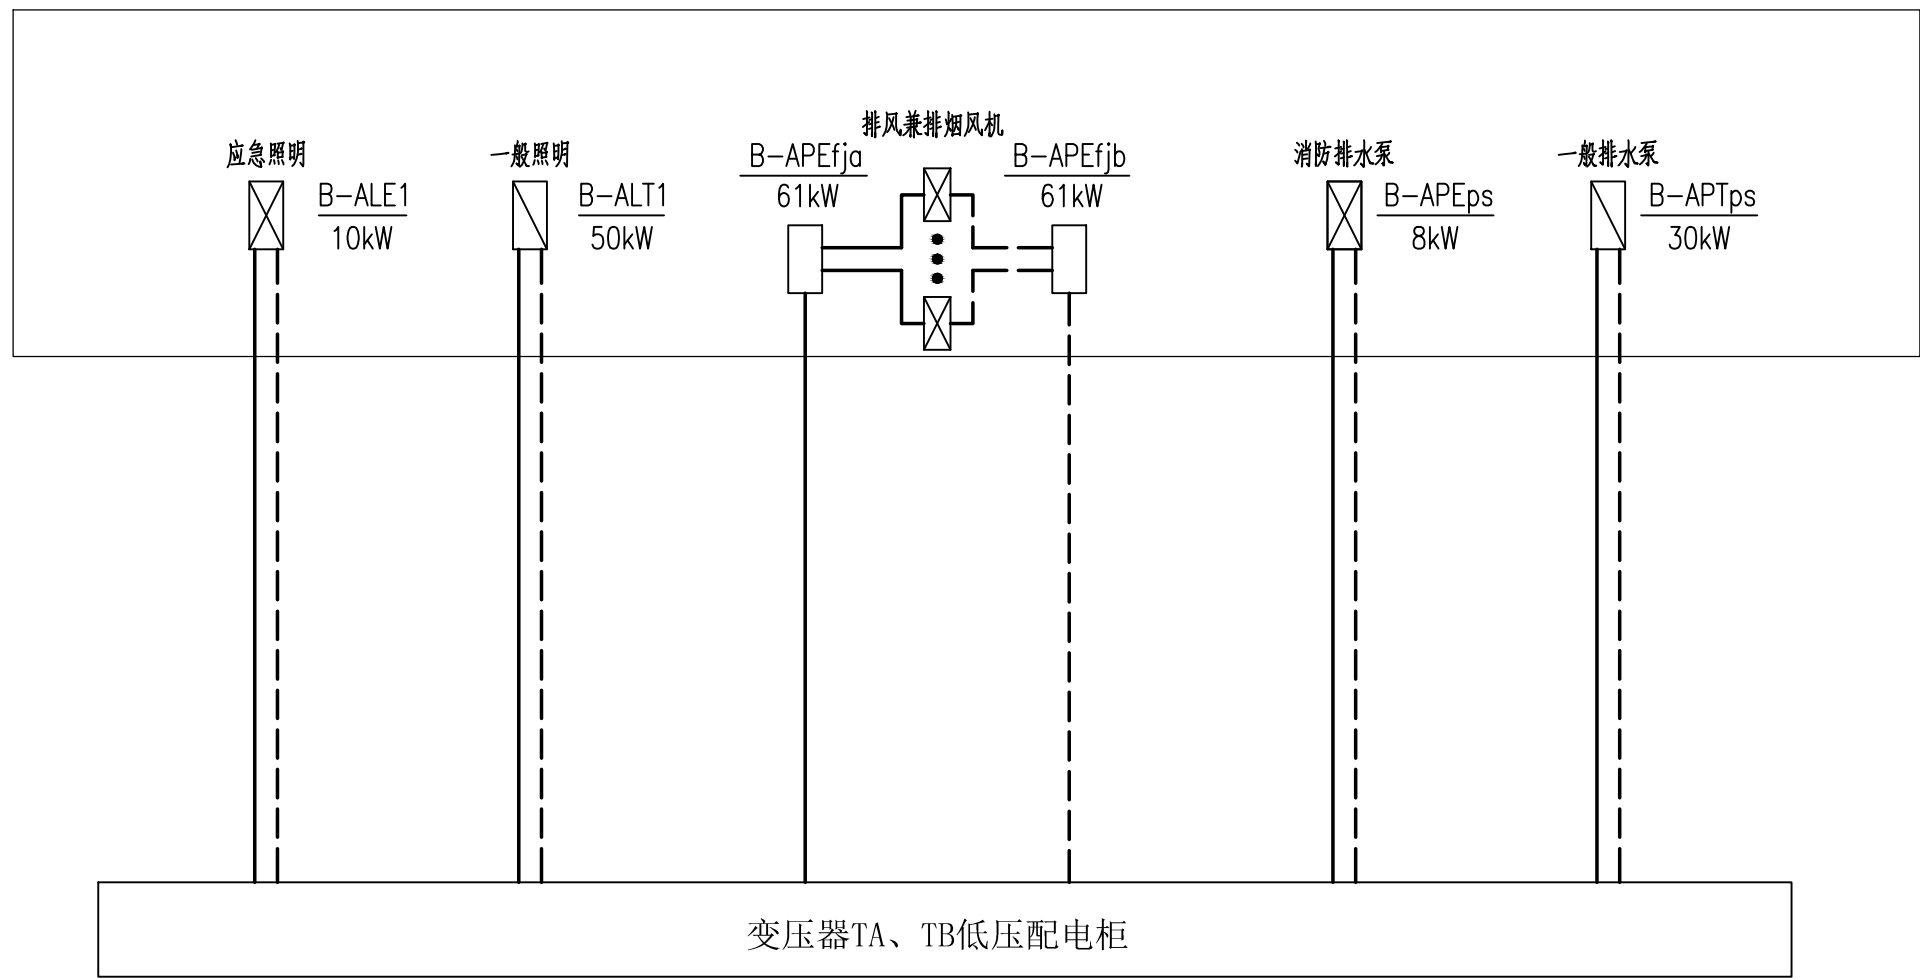


防护单元A、防护单元B平时配电干线图

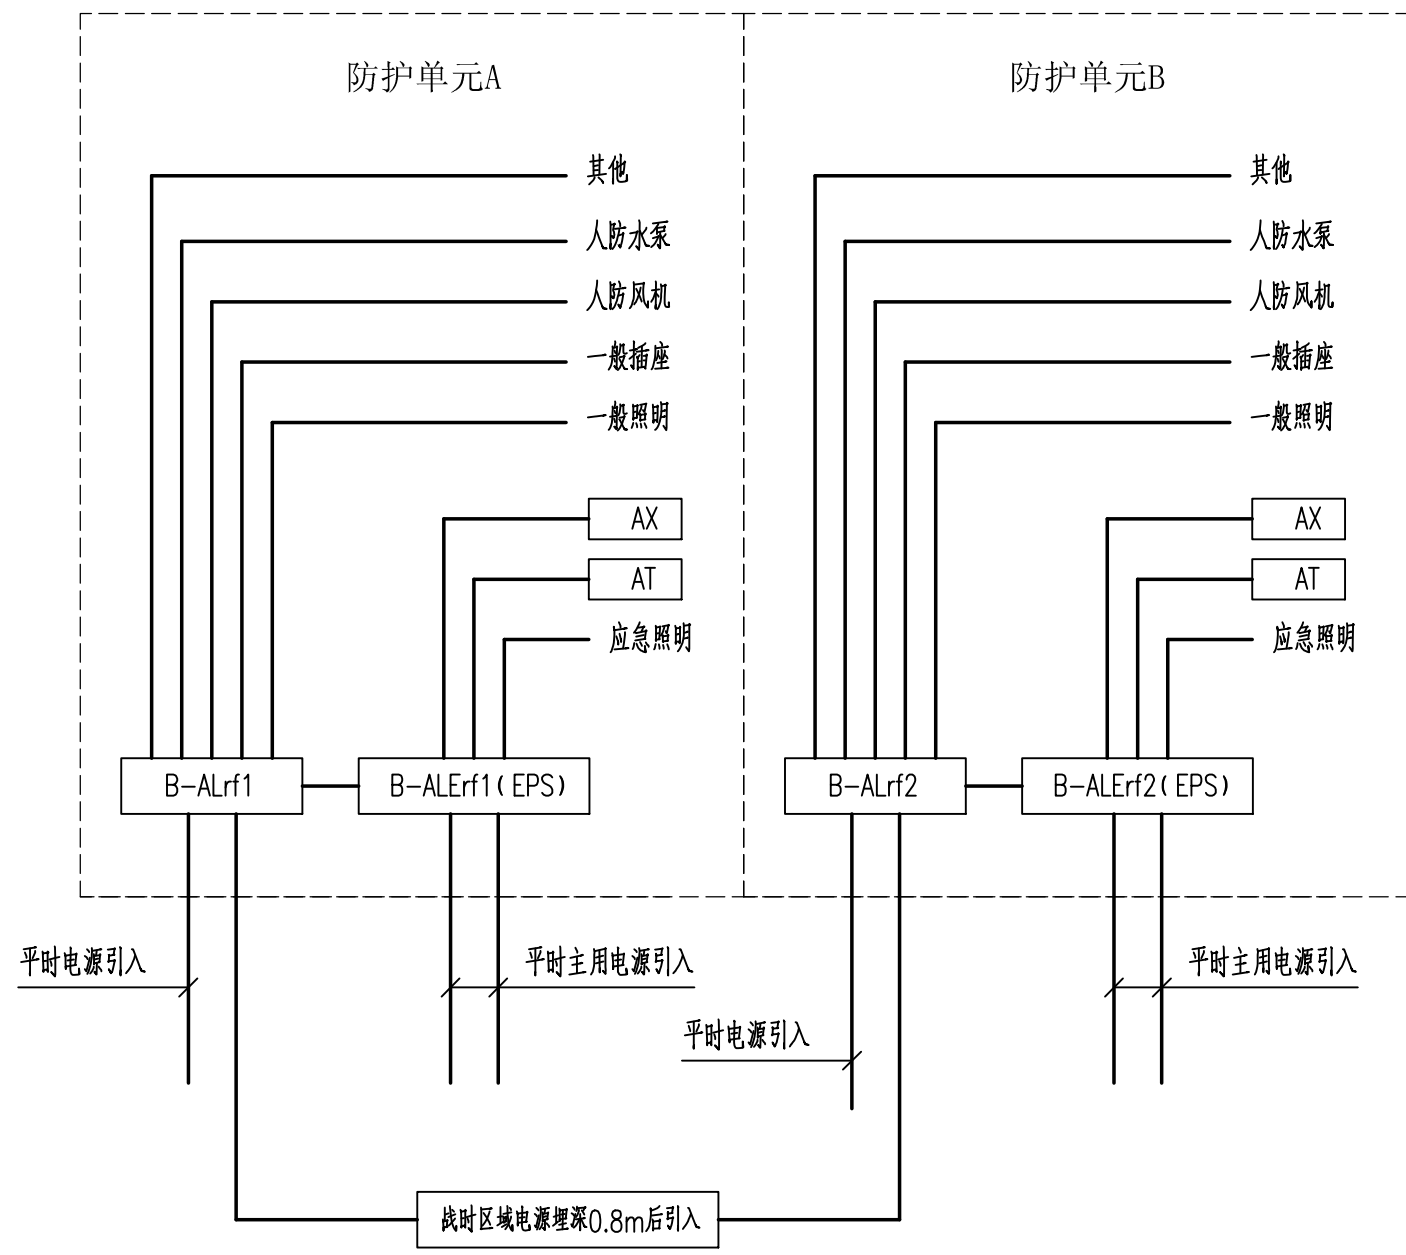


防护单元A、防护单元B战时配电干线图

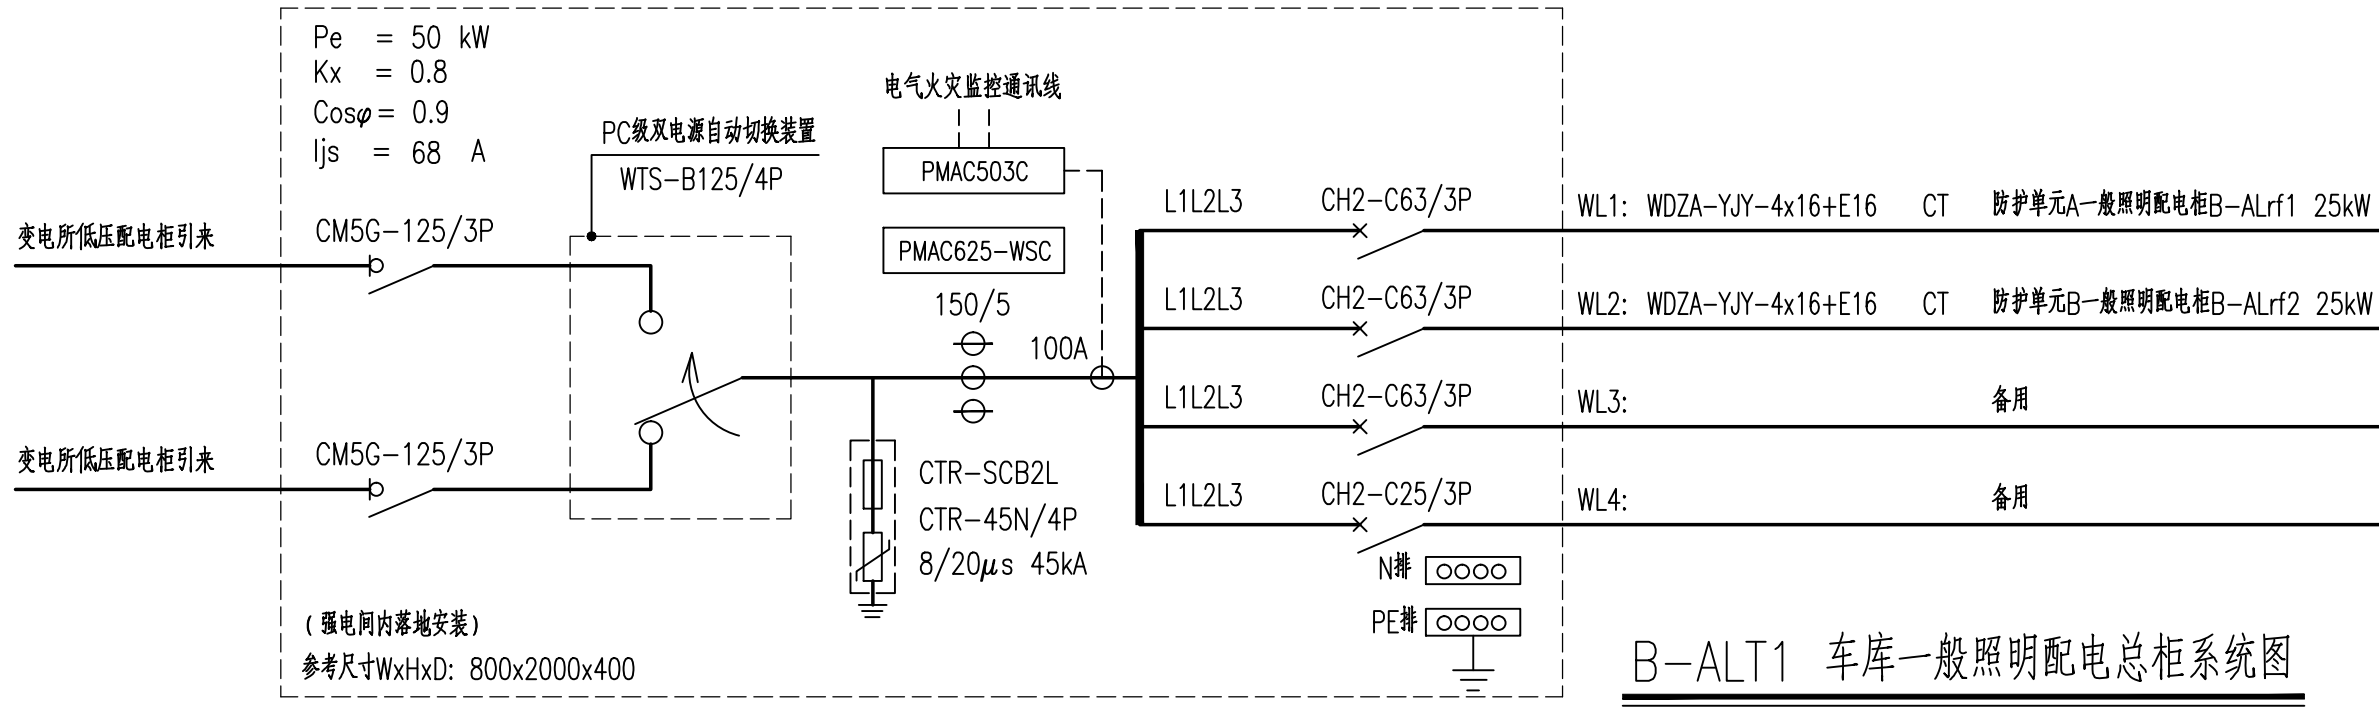

B-ALT1 车库一般照明配电总柜系统图

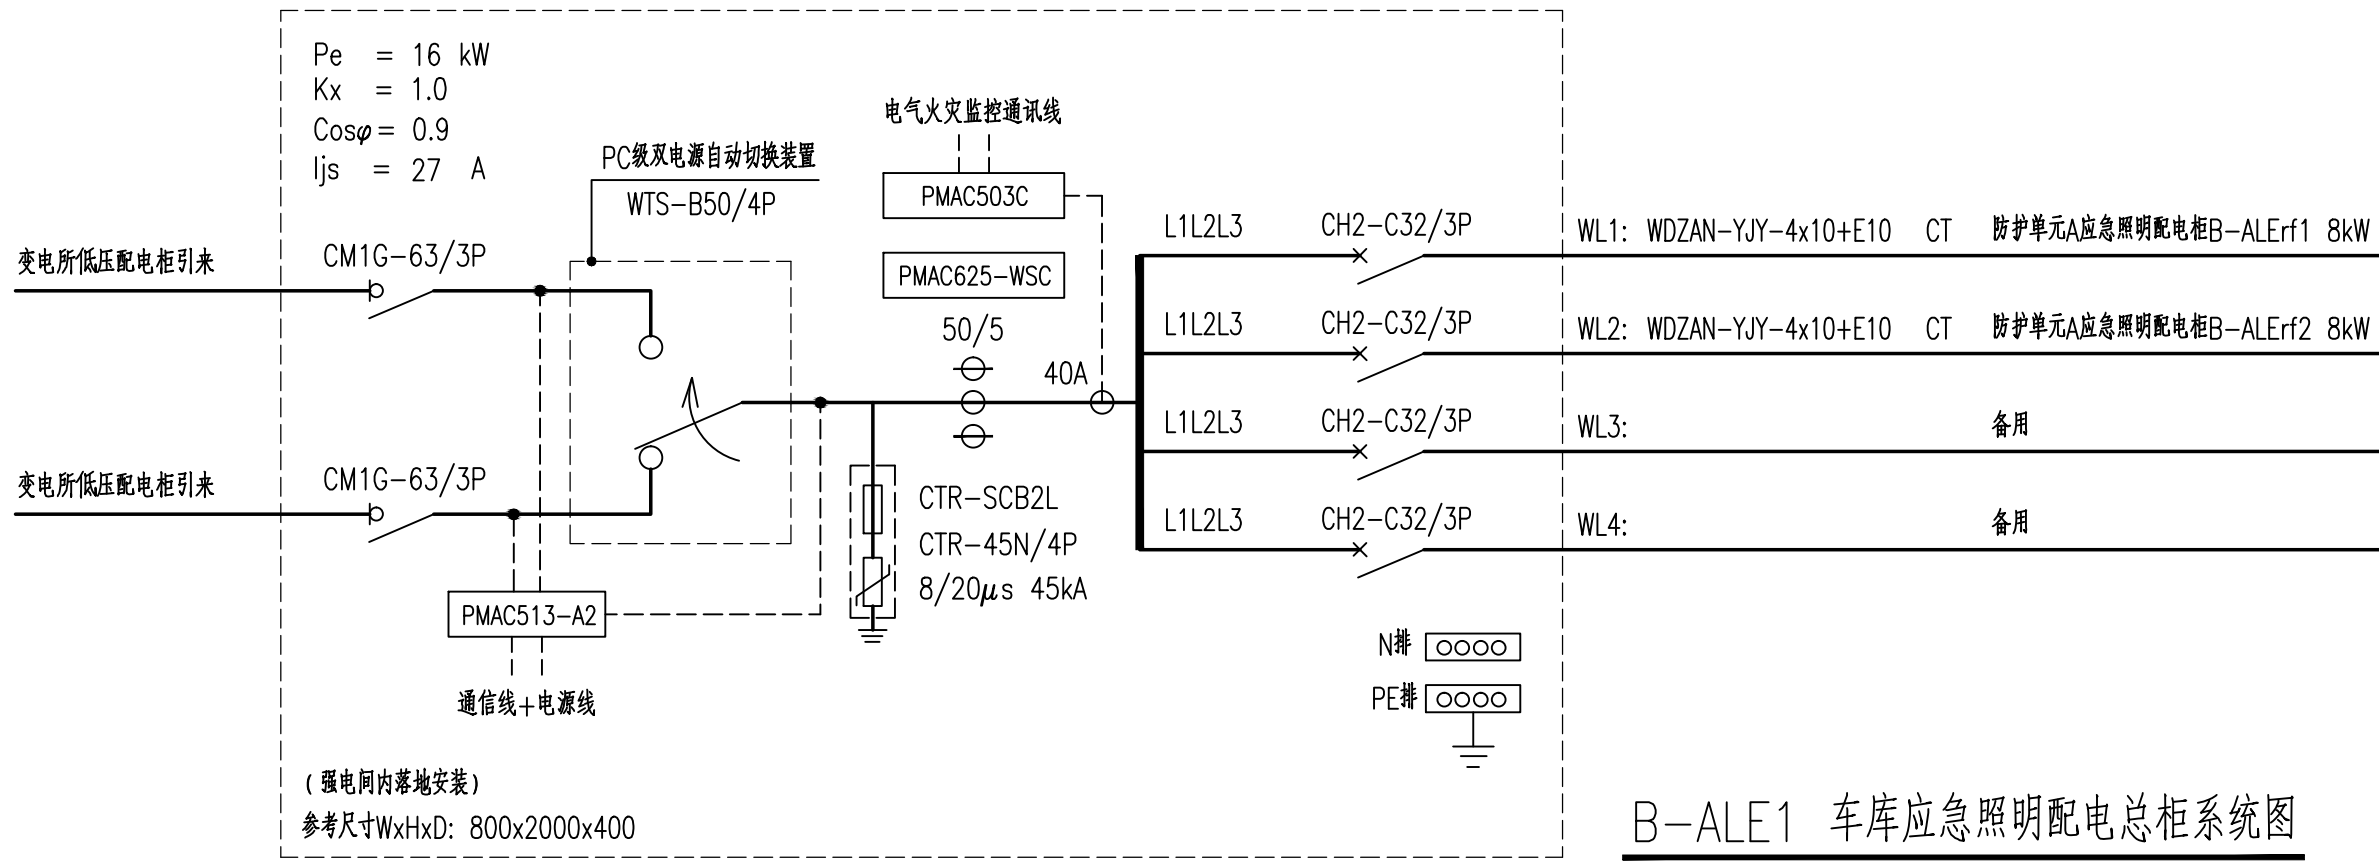

B-ALE1 车库应急照明配电总柜系统图

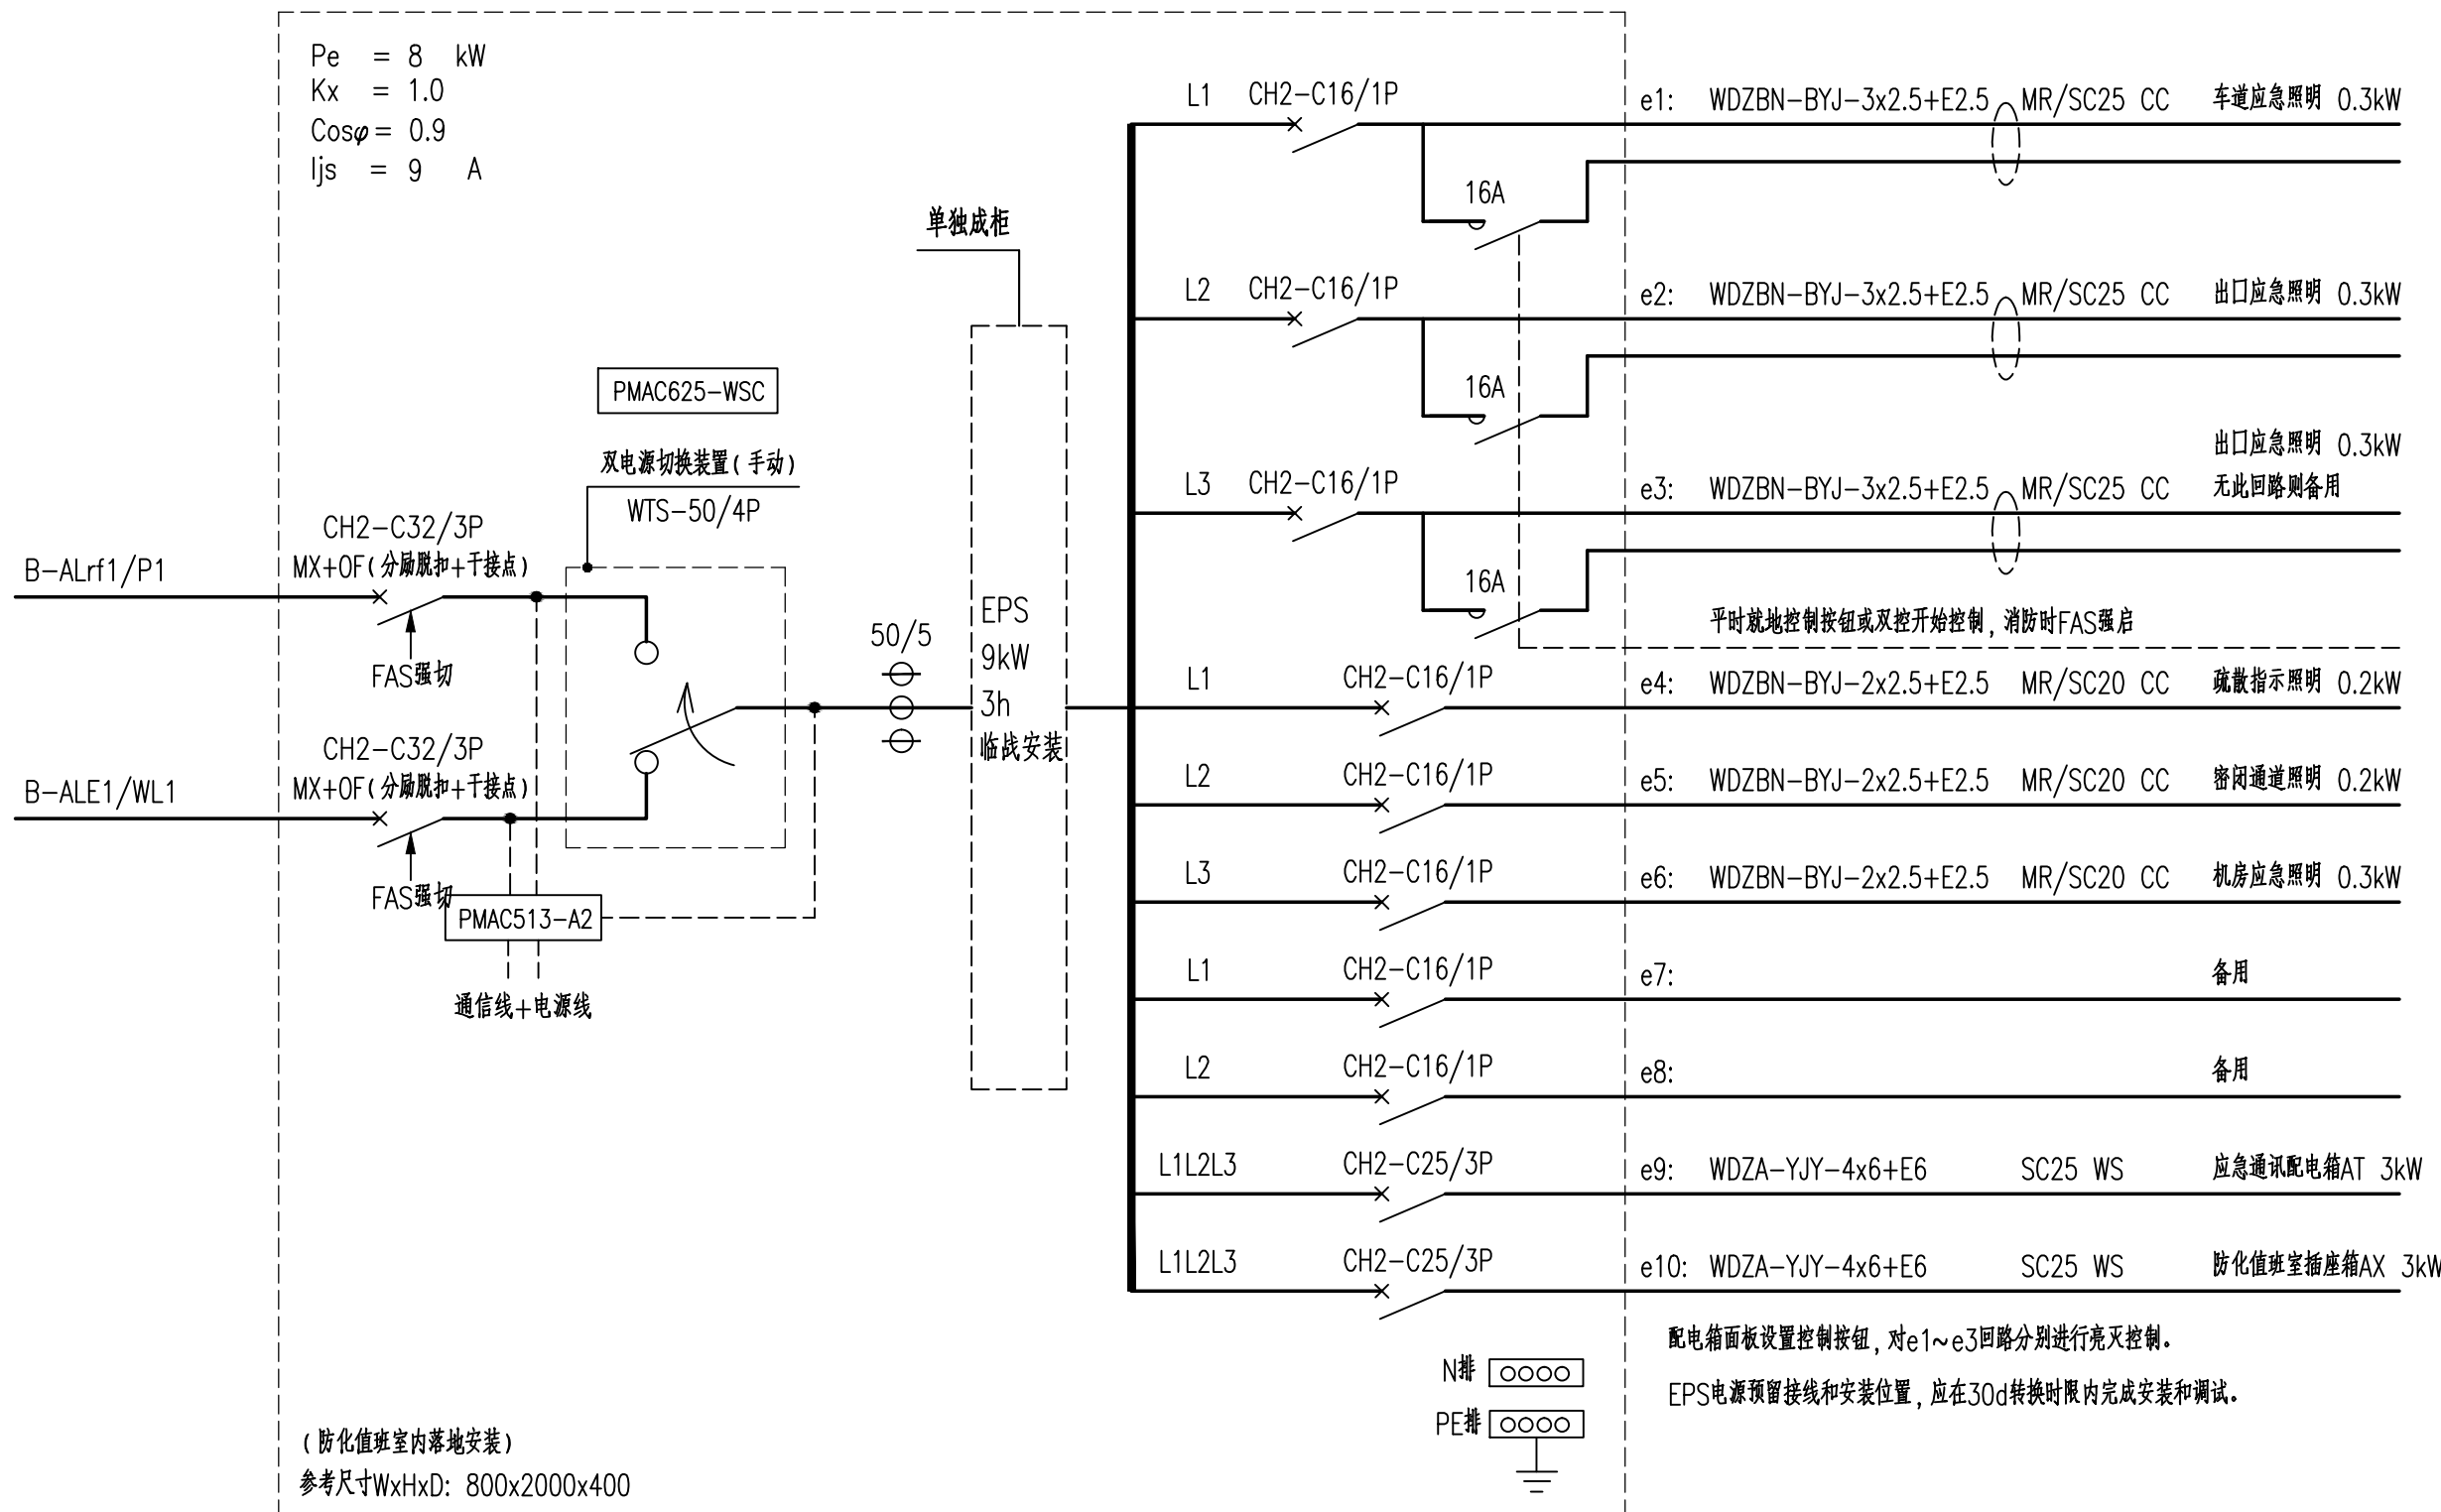

B-ALErf1 应急照明配电柜系统图

B-ALErf2 系统图相同

安徽新时代 建筑设计有限公司 ANHUI NEW TIMES ARCHITECTURAL DESIGN CO.,LTD.			
工程设计资质等级：甲级 工程设计证书编号：A134001942			
资质章位置 QUALIFICATION			
注册章位置 REGISTRY			
注意事项 切勿以比例量度此图，一切应依图内数字所示为准。使用此图时，应同时参照建筑图及其他有关图纸，如发现有任何矛盾之处，应立即通知建筑师和设计师。此图纸版权归安徽新时代建筑设计有限公司所有。本图须加盖本单位出图签章，否则一律无效			
审定 APPROVED BY	方传斌		
审核 CHECKED BY	高永超		
工程主持人 CAPTAIN	陈献辉		
专业负责人 CHIEF ENGINEER	高永超		
校对 CHECKED BY	朱海涛		
设计 DESIGNED BY	胡太祥		
制图 DRAWN BY	胡太祥		
方案设计人 ARCHITECTURAL DESIGN	胡太祥		
建设单位 CLIENT 铜陵学院			
工程名称 PROJECT 铜陵学院信息综合楼			
子项名称 SUBJECT 铜陵学院信息综合楼人防工程			
图名 TITLE 人防配电箱系统图1			
工程编号 PROJECT NO.		RF2017-025	
版次 EDITION NO.	1-2	日期 DATE	2017.09
比例 SCALE	1:100	图号 DRAWING NO.	电施 27