

安徽新时代
建筑设计有限公司

ANHUI NEW TIMES
ARCHITECTURAL DESIGN CO.,LTD.

工程设计资质等级：甲级
工程设计证书编号：A134001942

资质章位置
QUALIFICATION

注册章位置
REGISTRY

注意事项

切勿以比例量度此图，一切应依图内数字所示为准。使用此图时，应同时参照建筑图及其他有关图纸，如发现有任何矛盾之处，应立即通知建筑师和设计师。此图纸版权归安徽新时代建筑设计有限公司所有。本图须加盖本单位出图签章，否则一律无效

审定 APPROVED BY	方传斌	
审核 EXAMINED BY	高永超	
工程主持人 CAPTAIN	陈献辉	
专业负责人 CHIEF ENGR	高永超	
校对 CHECKED BY	朱海涛	
设计 DESIGNED BY	胡太祥	
制图 DRAWN BY	胡太祥	
方案设计人	胡太祥	

建设单位
CLIENT

铜陵学院


工程名称
PROJECT
铜陵学院信息综合楼

子项名称
铜陵学院信息综合楼人防工程



图名
TITLE

人防配电箱系统图2


工程编号 PROJECT NO.	RF2017-025		
版次 EDITION NO.	1-2	日期 DATE	2017.09
比例 SCALE	1:100	图号 DRAWING NO.	电施 3

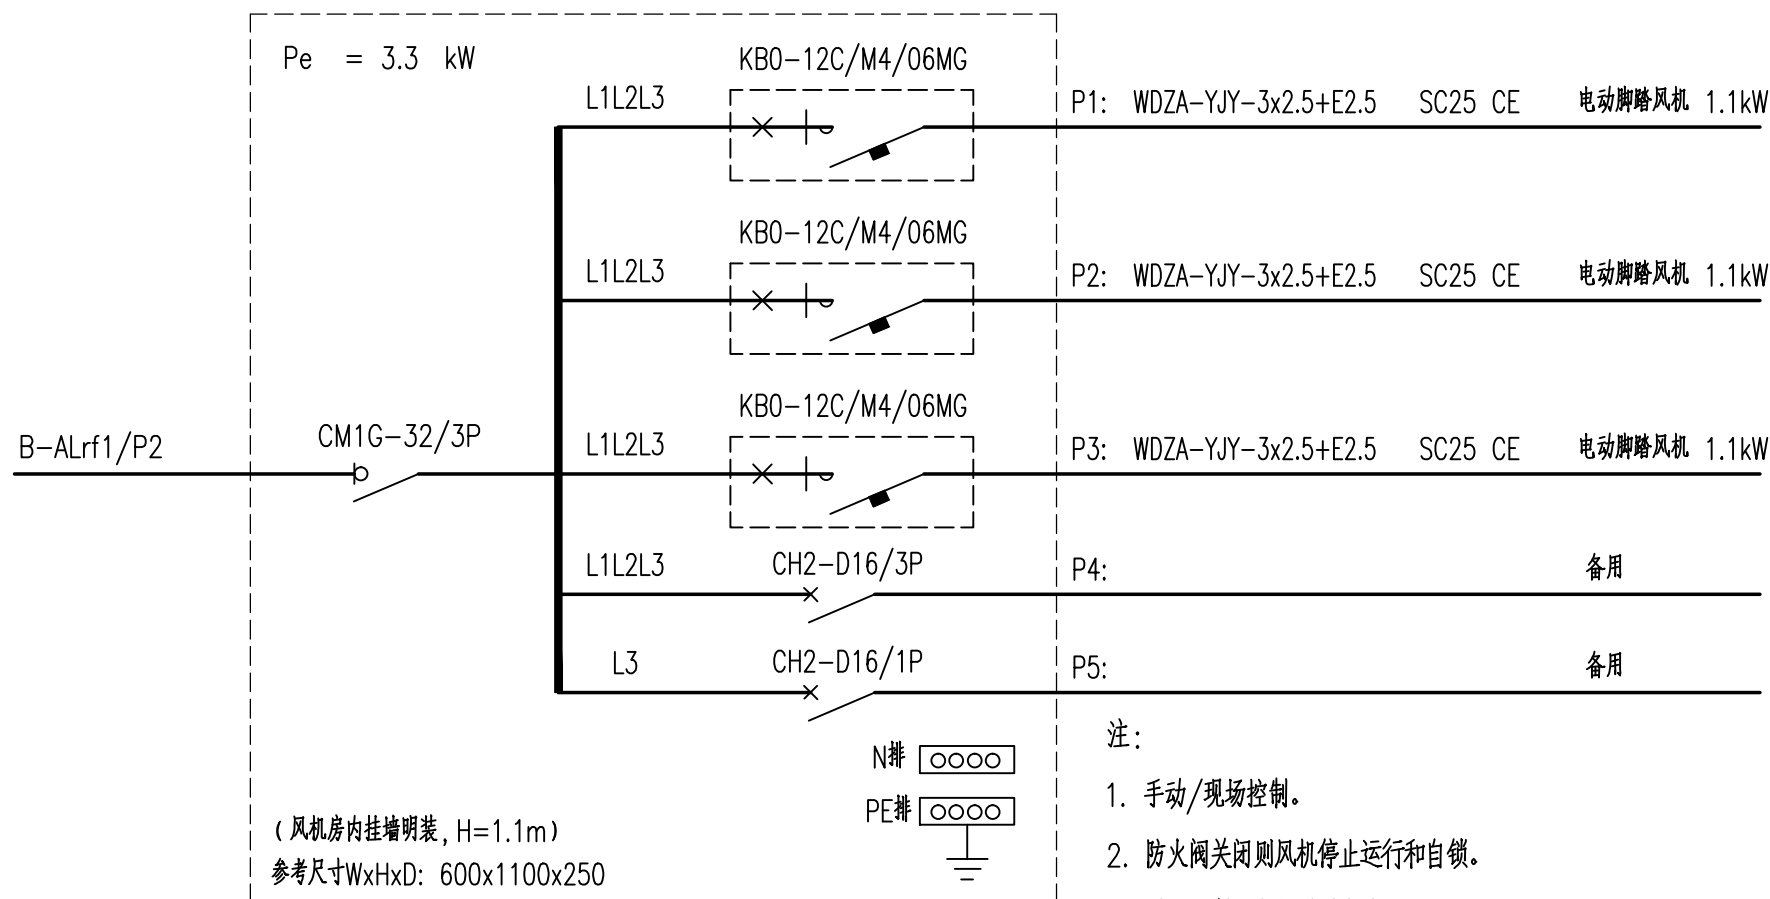


B-APfj1 一般风机电控箱系统图

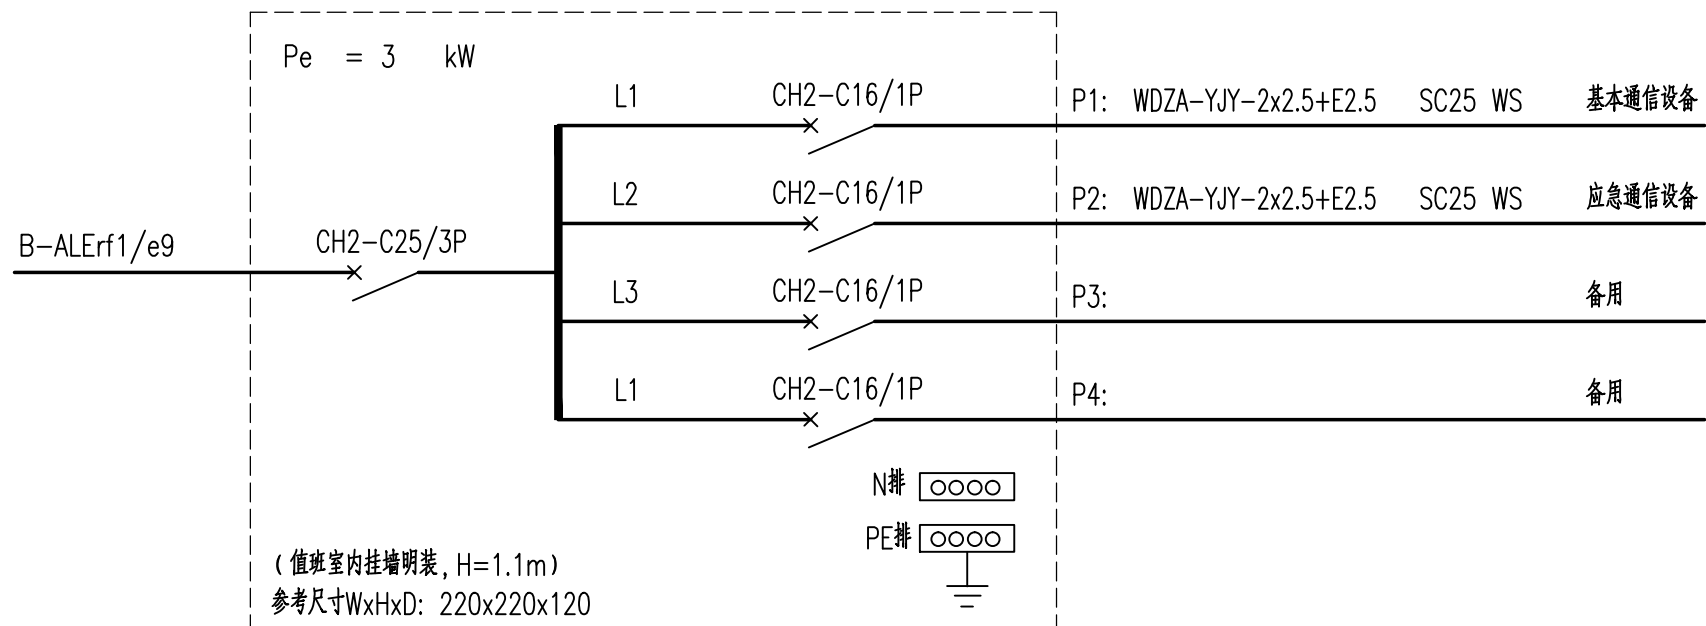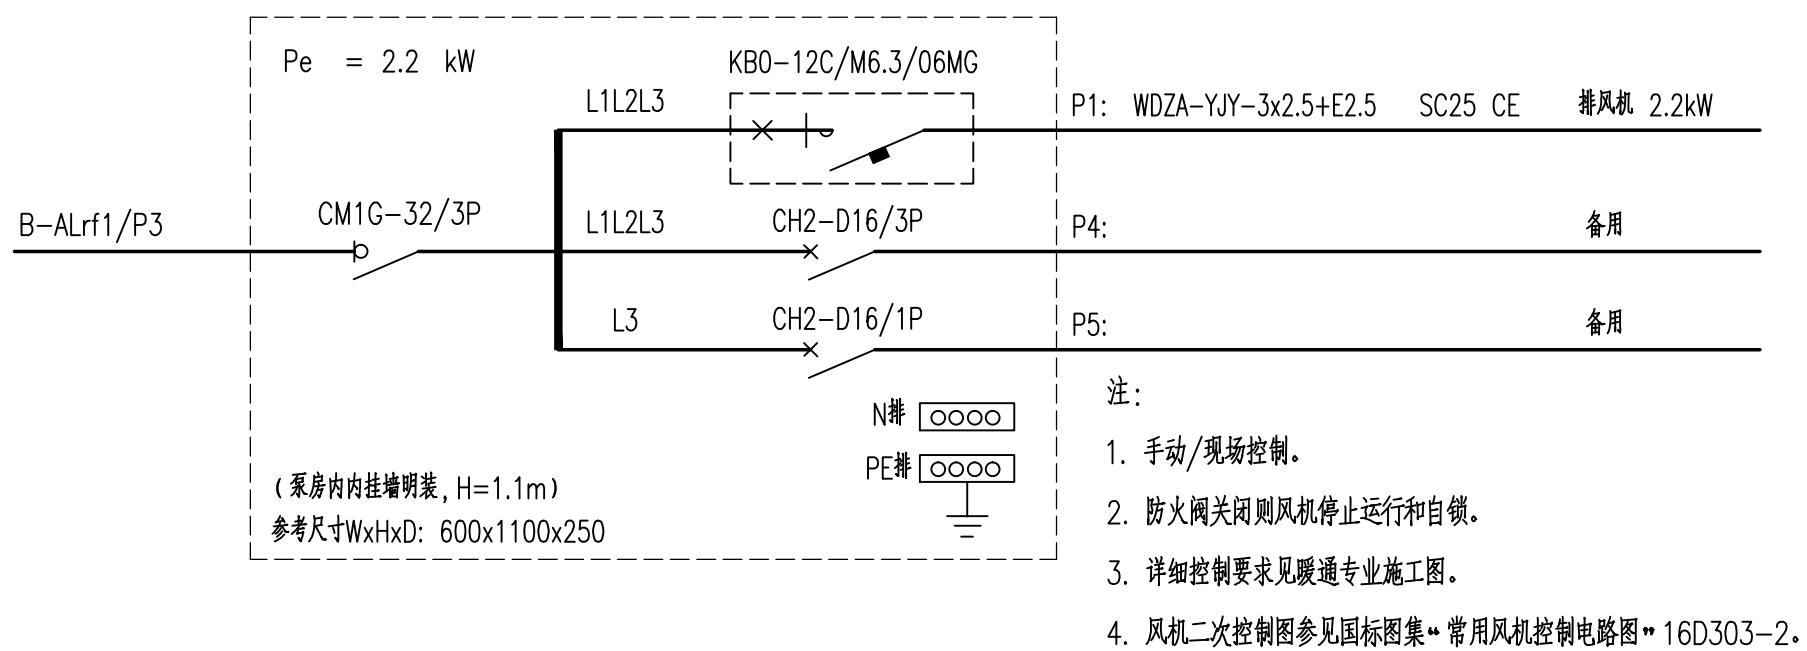


AT 应急通讯配电箱系统图

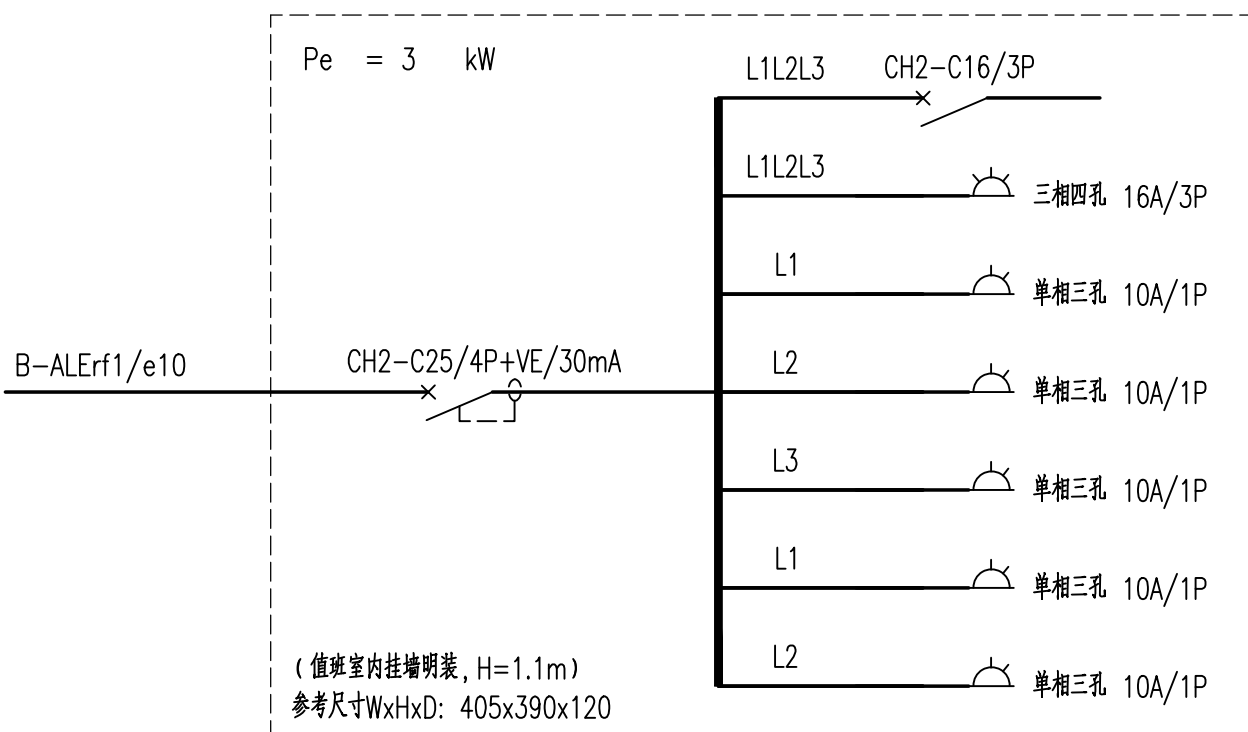


AX 防化值班室插座箱系统图

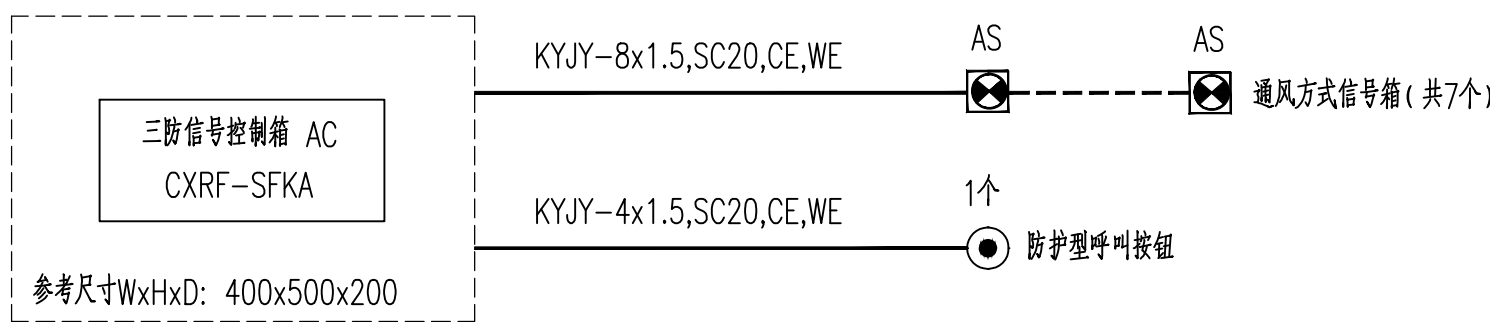

战时三防信号系统图 (防护单元A)

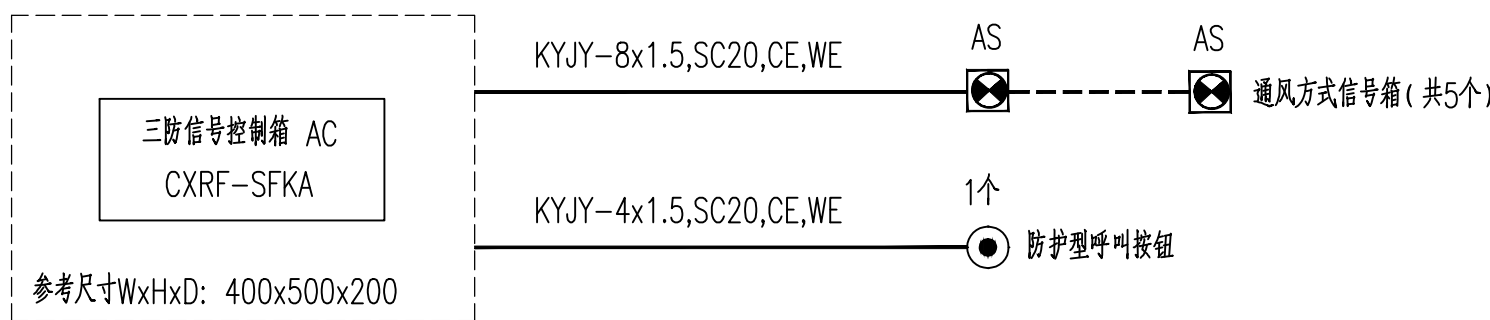

战时三防信号系统图 (防护单元B)

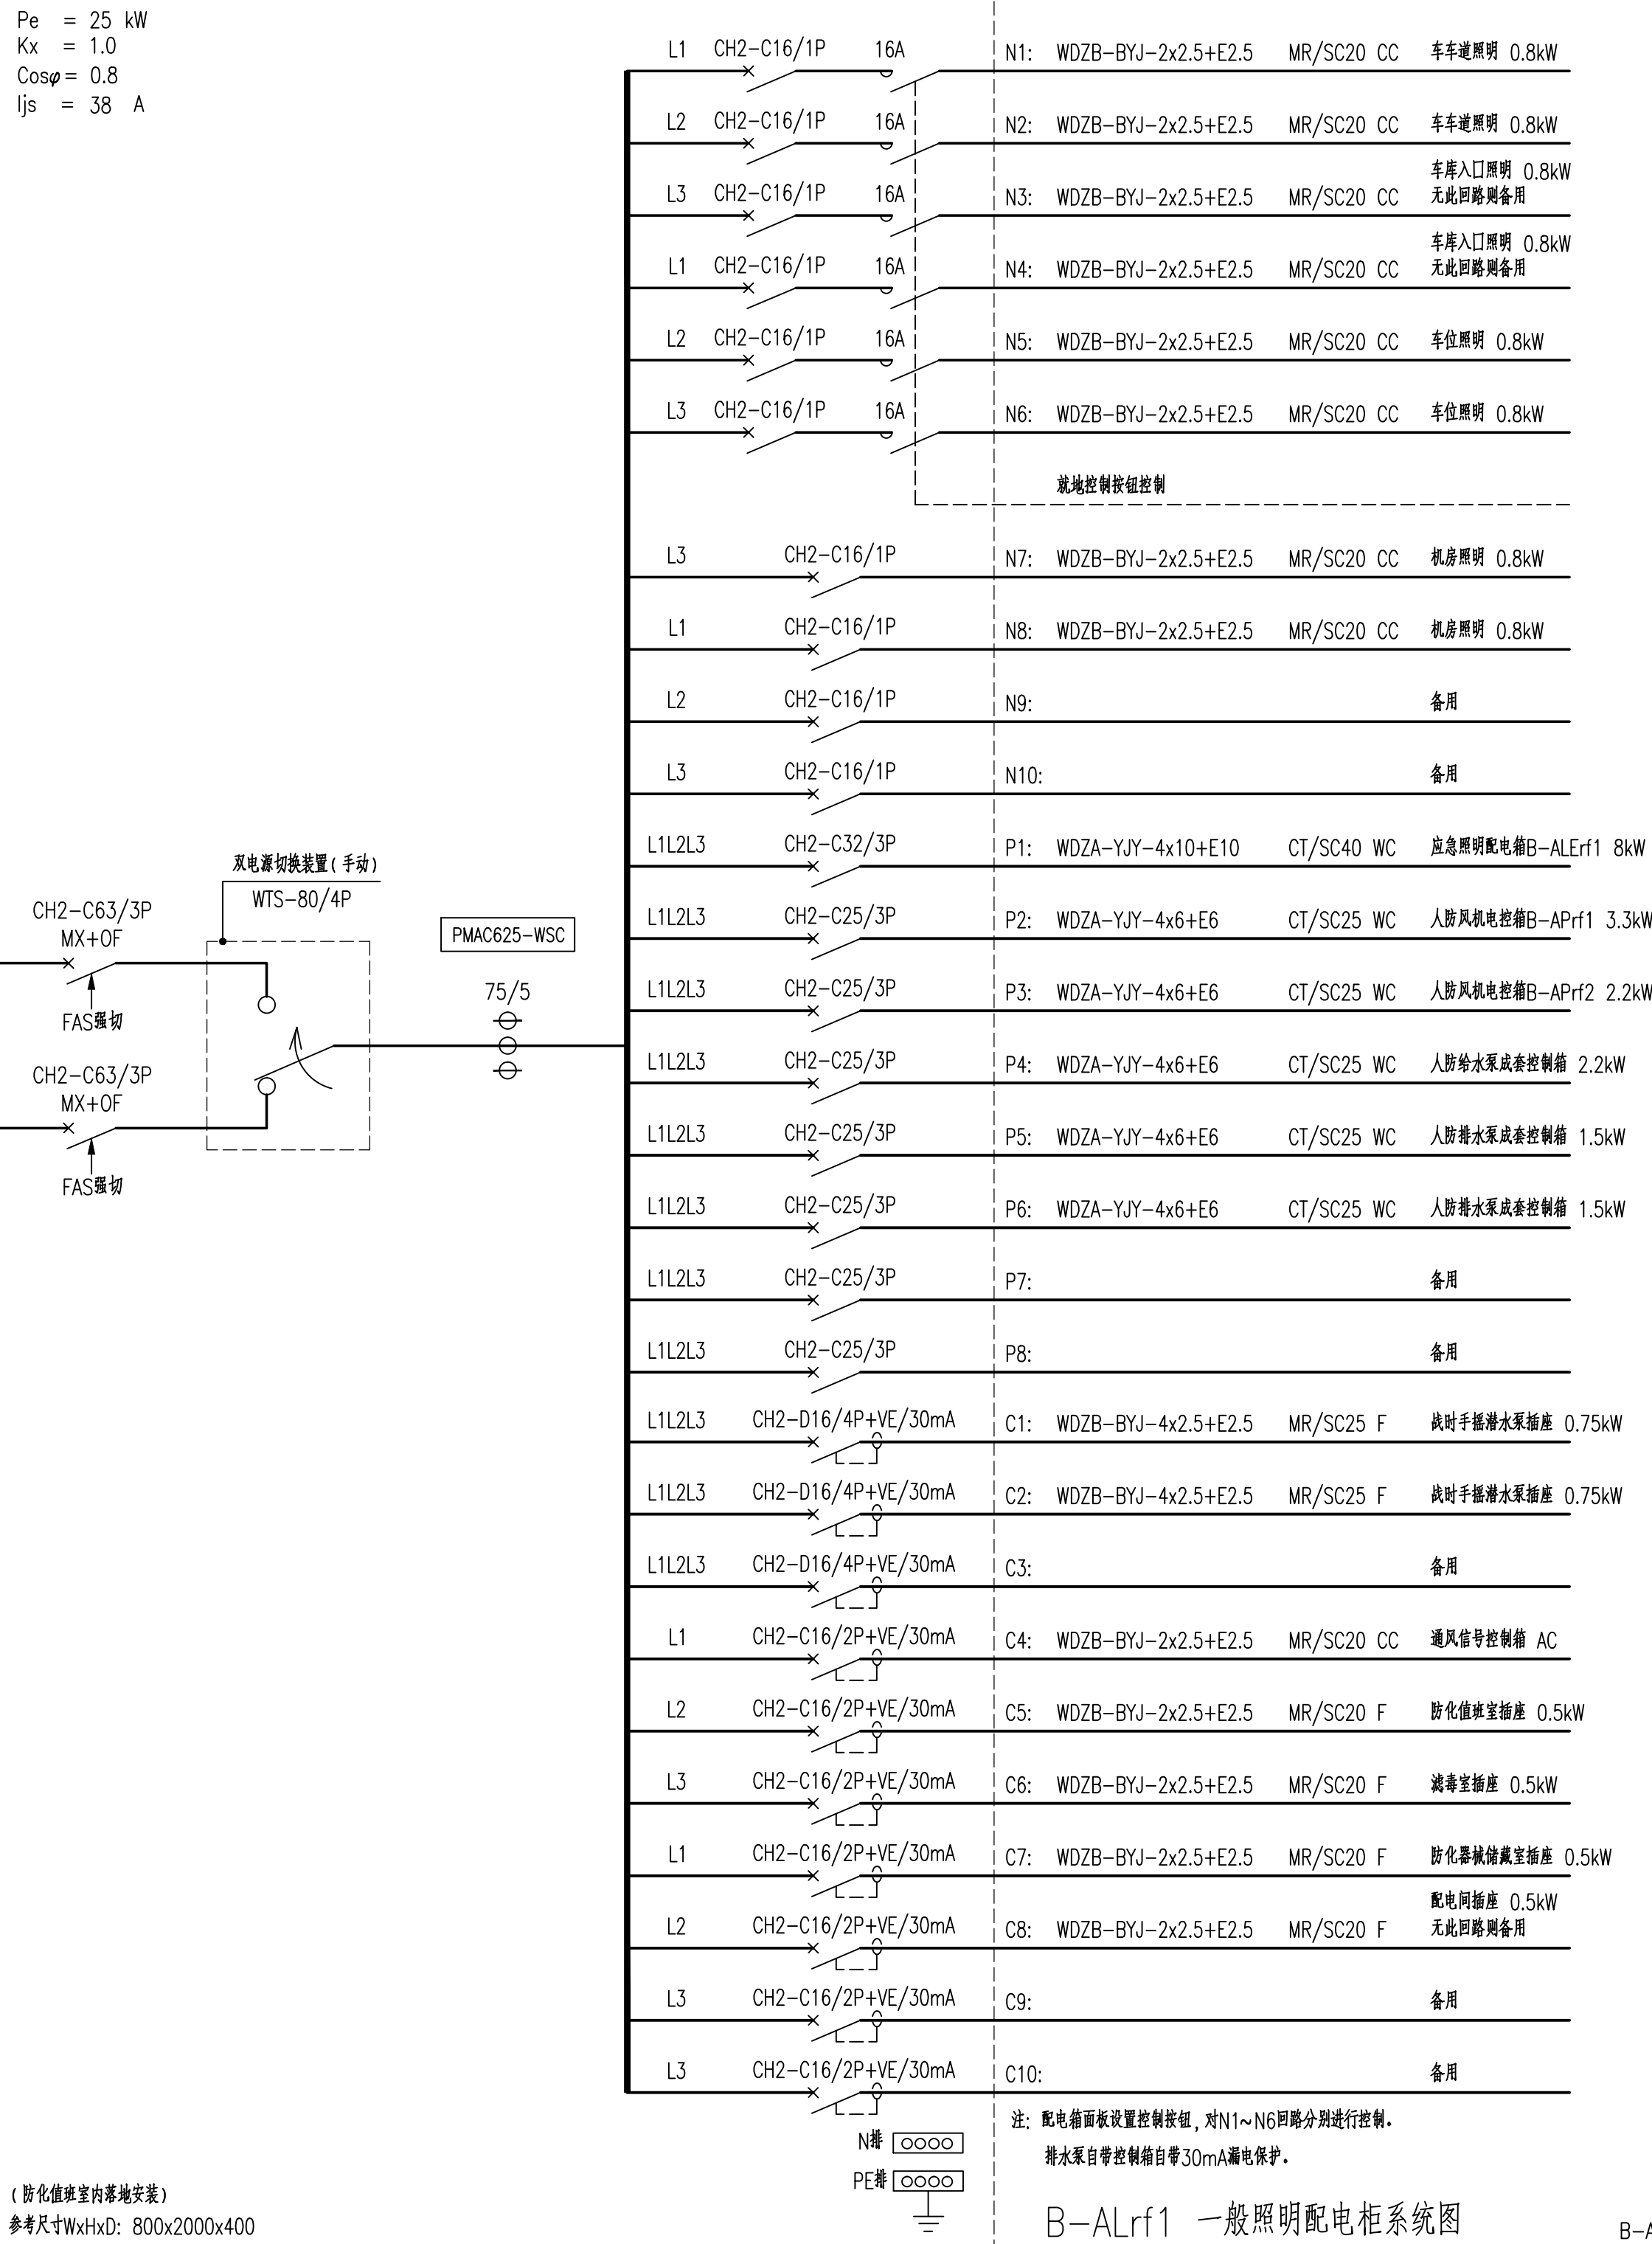

B-ALr1 一般照明配电箱系统图

B-ALr2 系统图相同